
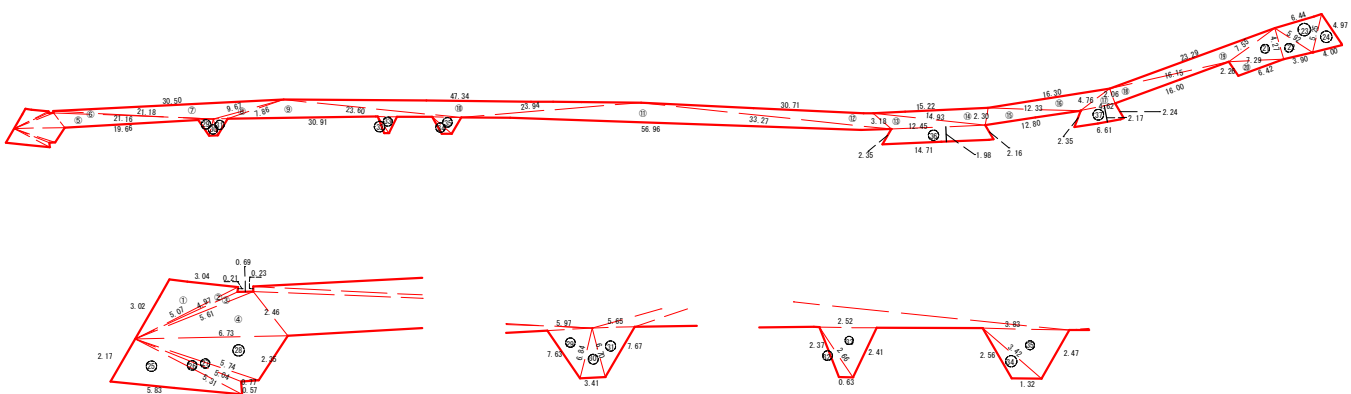
 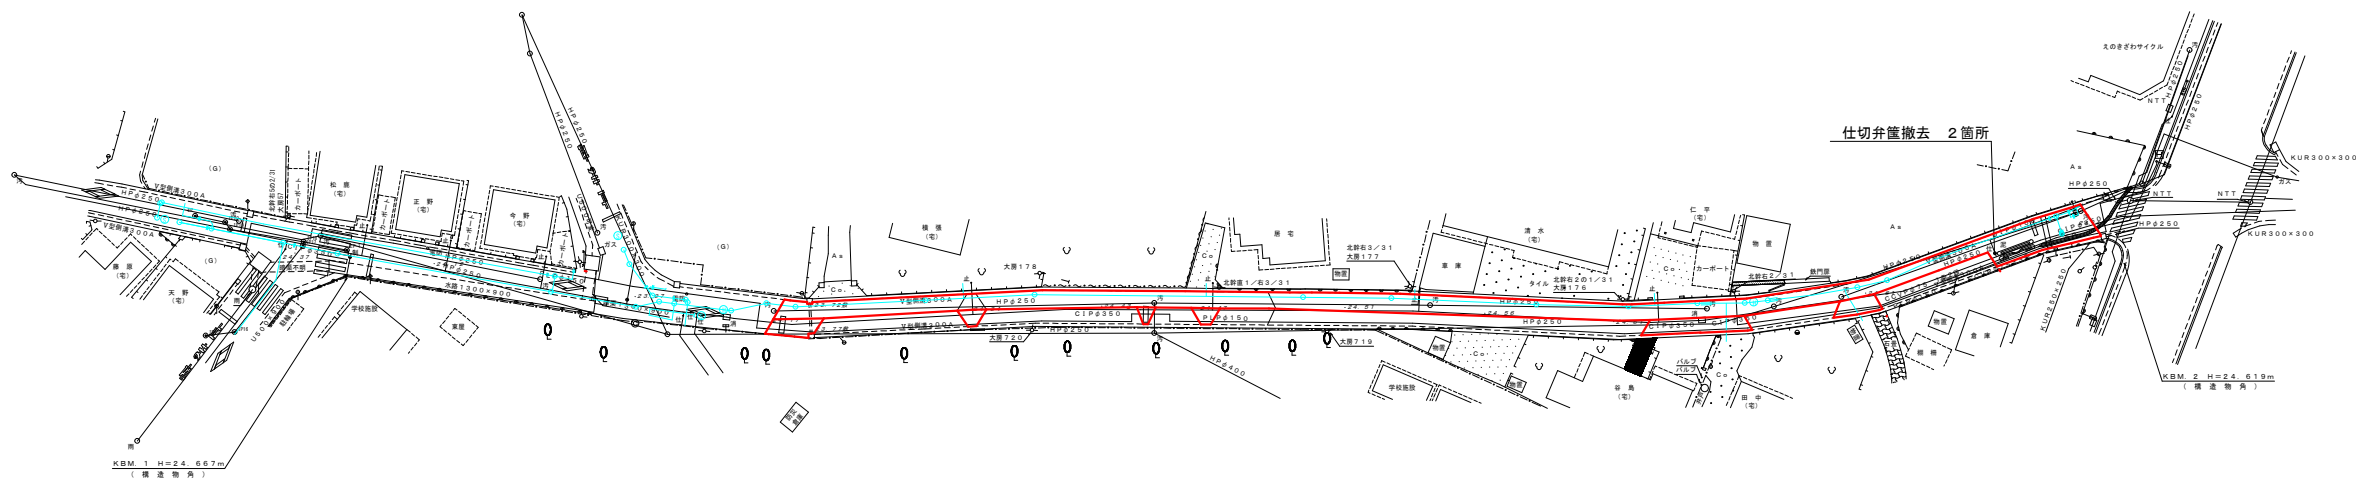


撤去・復旧平面図

S=1 : 500



(補助)
舗装版切断 L=175.65m 舗装本復旧 A=447.52m ²
(単独)
舗装版切断 L=38.73m 舗装本復旧 A=111.56m ²

工事名	令和7年度 国補水工配更工第1号
路線名	中村南三丁目地内外配水管布設工
工事箇所	土浦市中村南三丁目地内外
図面種別	撤去・復旧図
縮尺	1 : 500
図面番号	全8枚の7内
作成年月日	令和7年6月
土 浦 市 建 設 部 水 道 課	