

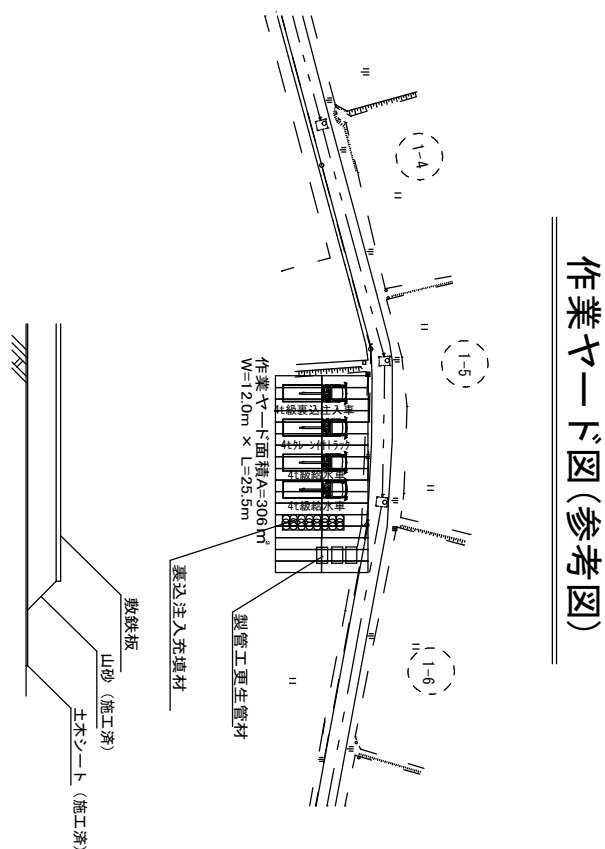


平面图(路線1) S=1:500

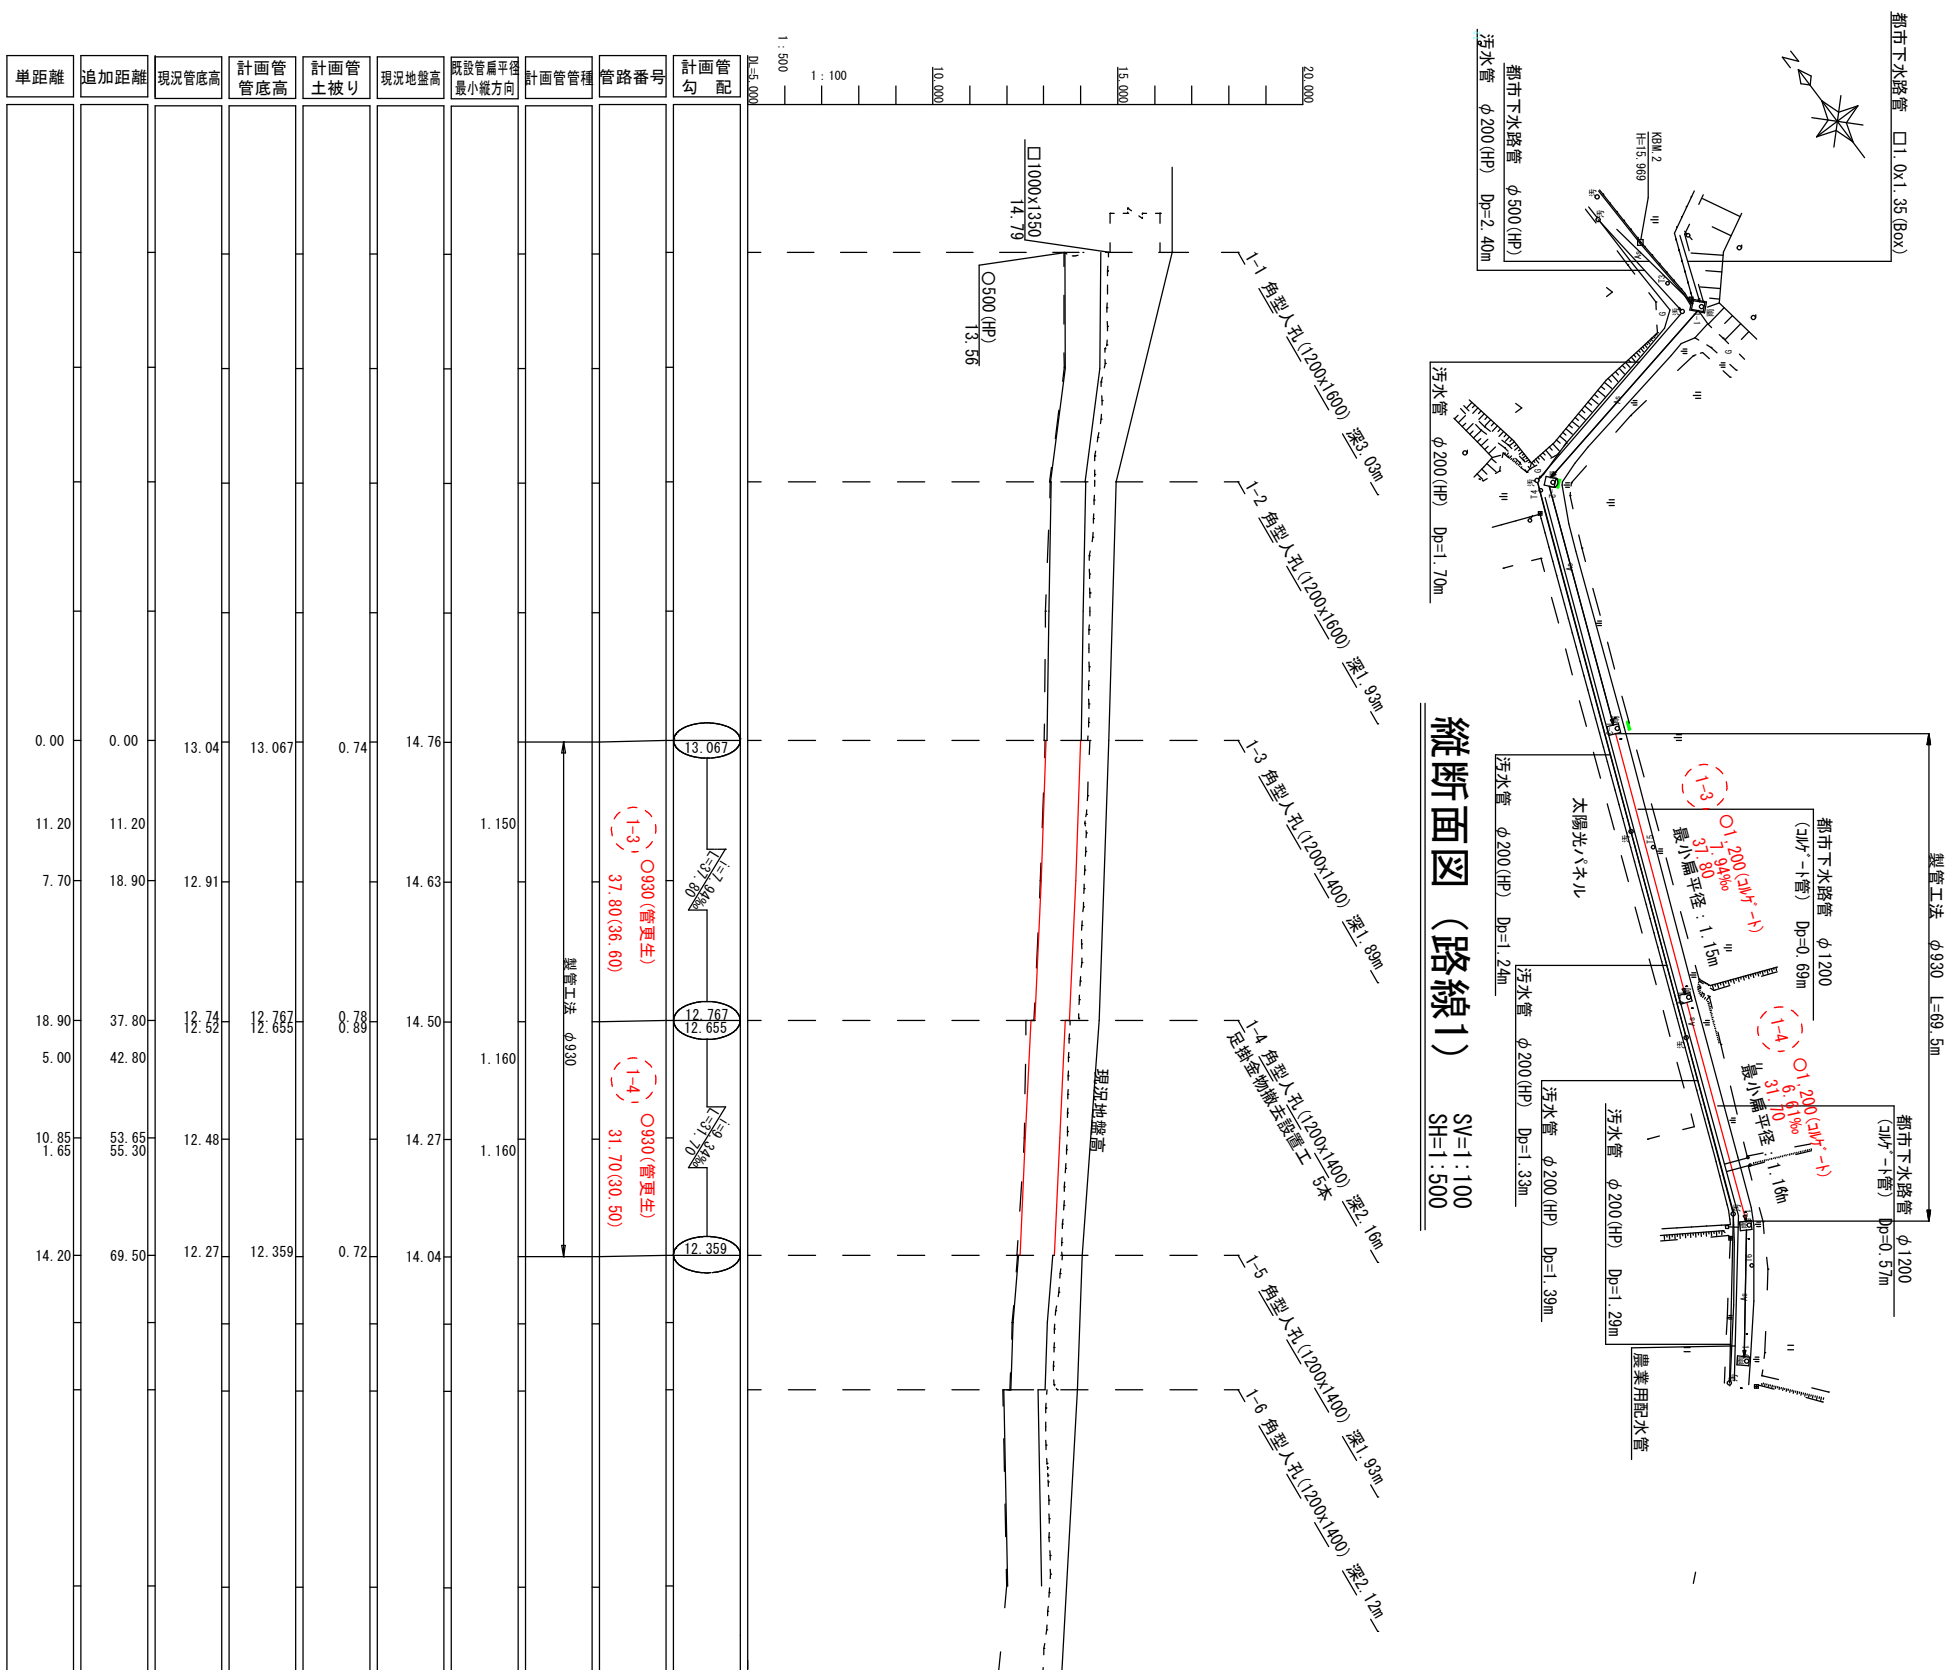

圖新標準

管更生工 $\phi 930\text{mm}$

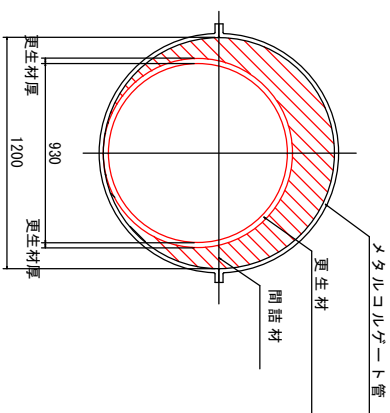

委託名	都下(横工) 第2号				
委託内容	永国(西都市)下水路新築更生工事				
図面番号	1/1				図紙枚数
施設名					保橋
委託場所	土浦市 永国 地内				検閲
図面種類	平面図・縦断面図				
縮尺	図 示				設計
作成年月日	令和 5 年 6 月				製図

土浦市建設部下水道課