




案 内 図 縮尺 1:10000




工事名	公下維（工）第 号		
	神立町地内公共下水道管渠更生工事		
図 面 号	全 6 枚の内 1	課長	
路線名	図 示	係長	
工 事 所	土浦市神立町地内	検図	
図 面 別	案 内 図	設計	
縮 尺	図 示	製図	
制 作 年月日	令和 年 月 日		
土 浦 市 建 設 部 下 水 道 課			


平面図 縮尺 1:500

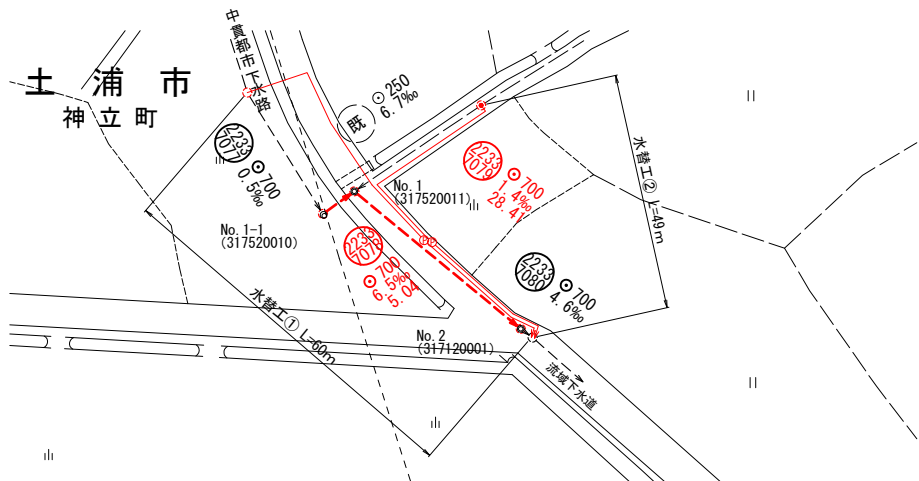


縦断面図 縦 1:100 縮尺 横 1:500

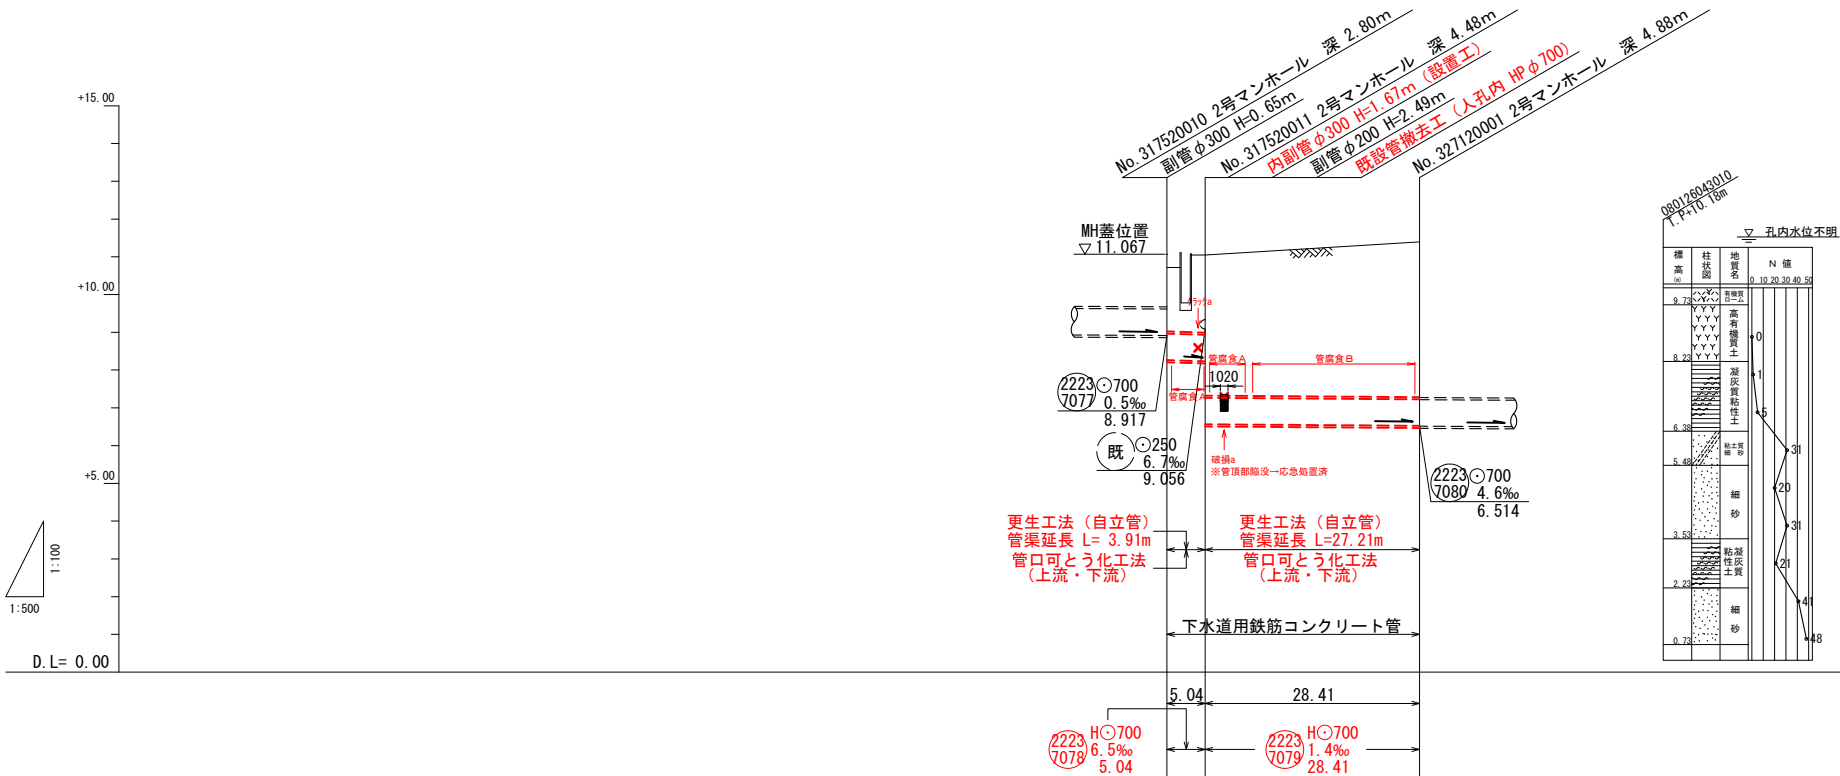

更生断面詳細図 S=1:30

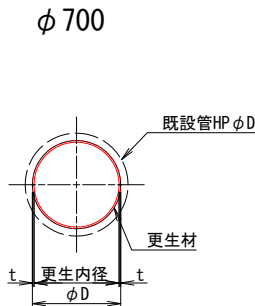

陥没部応急処置詳細図 S=1:30

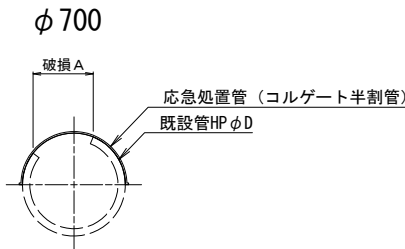

位置図 縮尺 1:5000




地盤高			
土盛り			
管底高			
掘削深			
追加距離			
単距離			
施設番号	22237078	22237079	


路線番号
22237078 22237079

工事名	公下維(工)第 号 神立町地内公共下水道管渠更生工事		
図面番号	全 6 枚の内 2	課長	
路線名	図 示	係長	
工事箇所	土浦市神立町地内	検図	
図面種類	平面図・縦断面図	設計	
縮尺	図 示	製図	
制作年月日	令和 年 月 日		
土浦市建設部下水道課			


組立式2号マンホール構造図 縮尺 1:20
(No. 1-1)

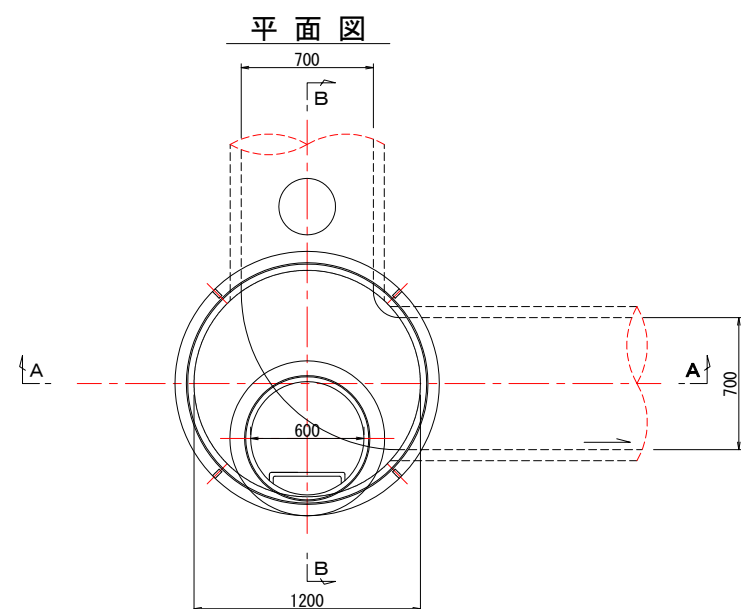

A-A断面図



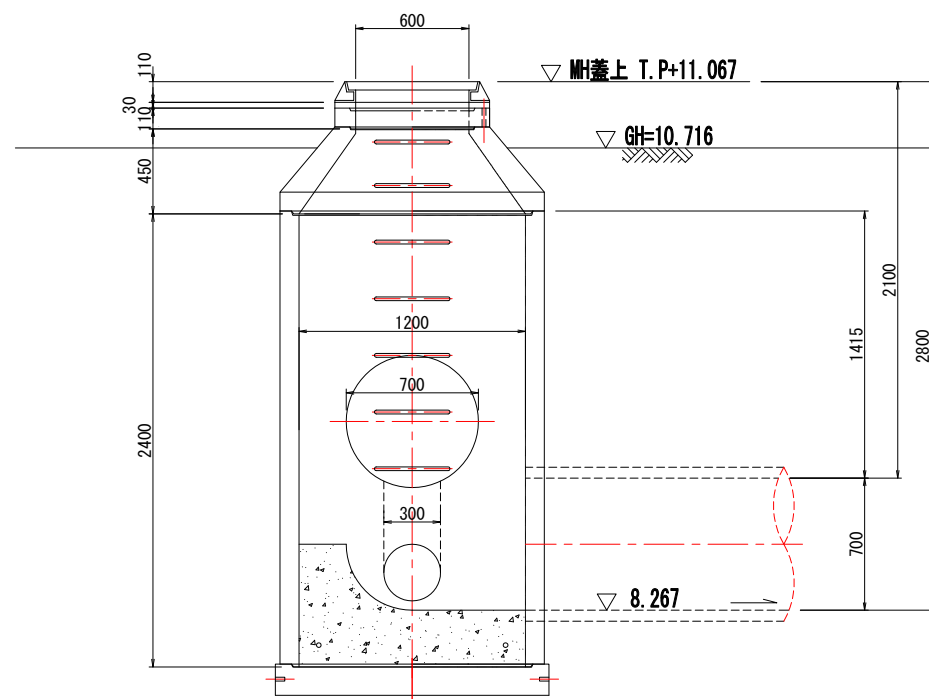


B-B断面図

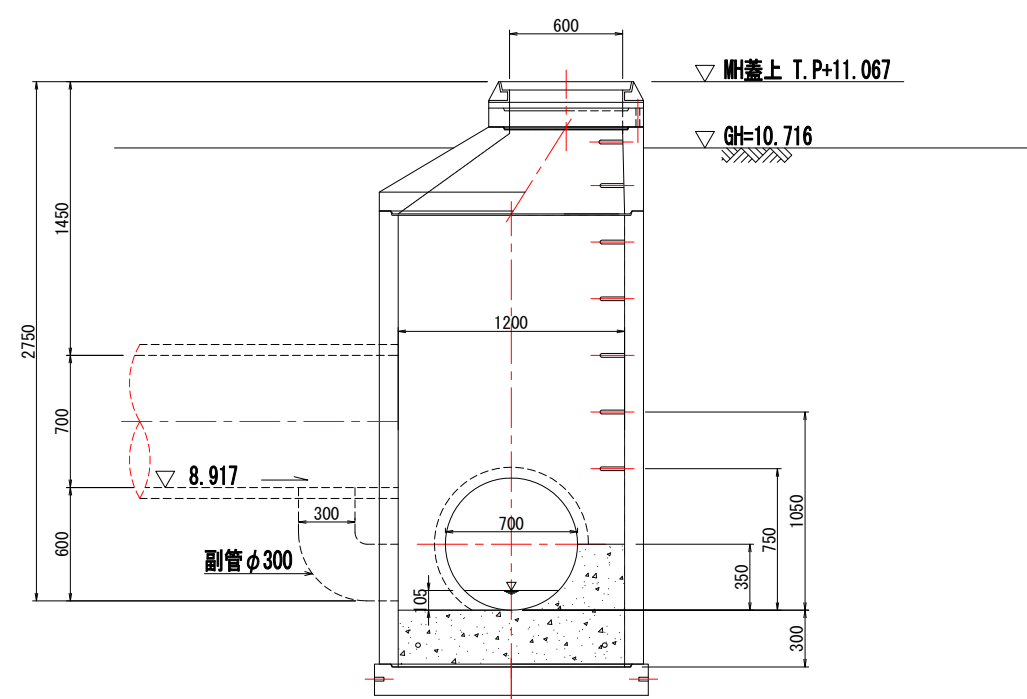




工事名	公下維（工）第 号 神立町地内公共下水道管渠更生工事		
図面番号	全 6 枚の内 3	課長	
路線名	図 示	係長	
工事箇所	土浦市神立町地内	検図	
図面種類	組立式2号マンホール構造図 (No. 1-1)	設計	
縮 尺	図 示	製図	
制 作 年月日	令和 年 月 日		
土 浦 市 建 設 部 下 水 道 課			

組立式2号マンホール構造図 縮尺 1:20
(No. 1マンホール 既設管撤去工)

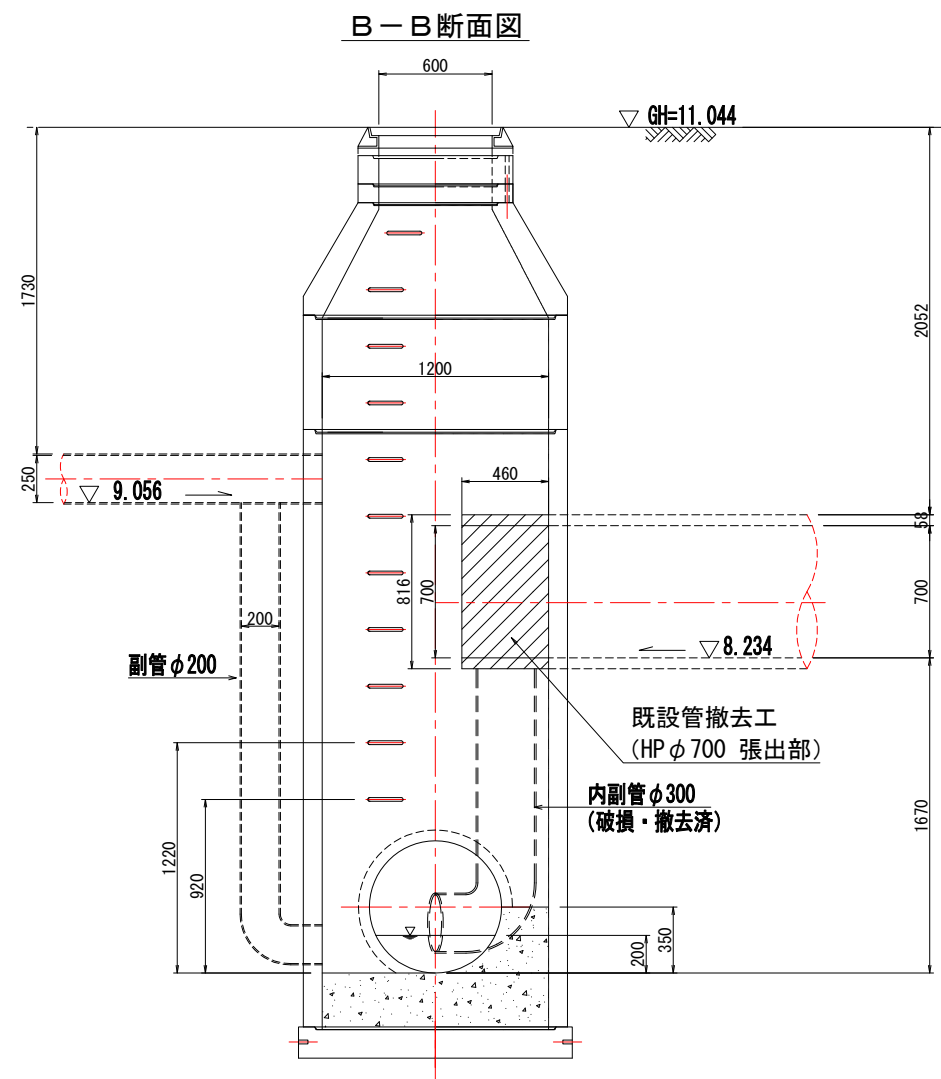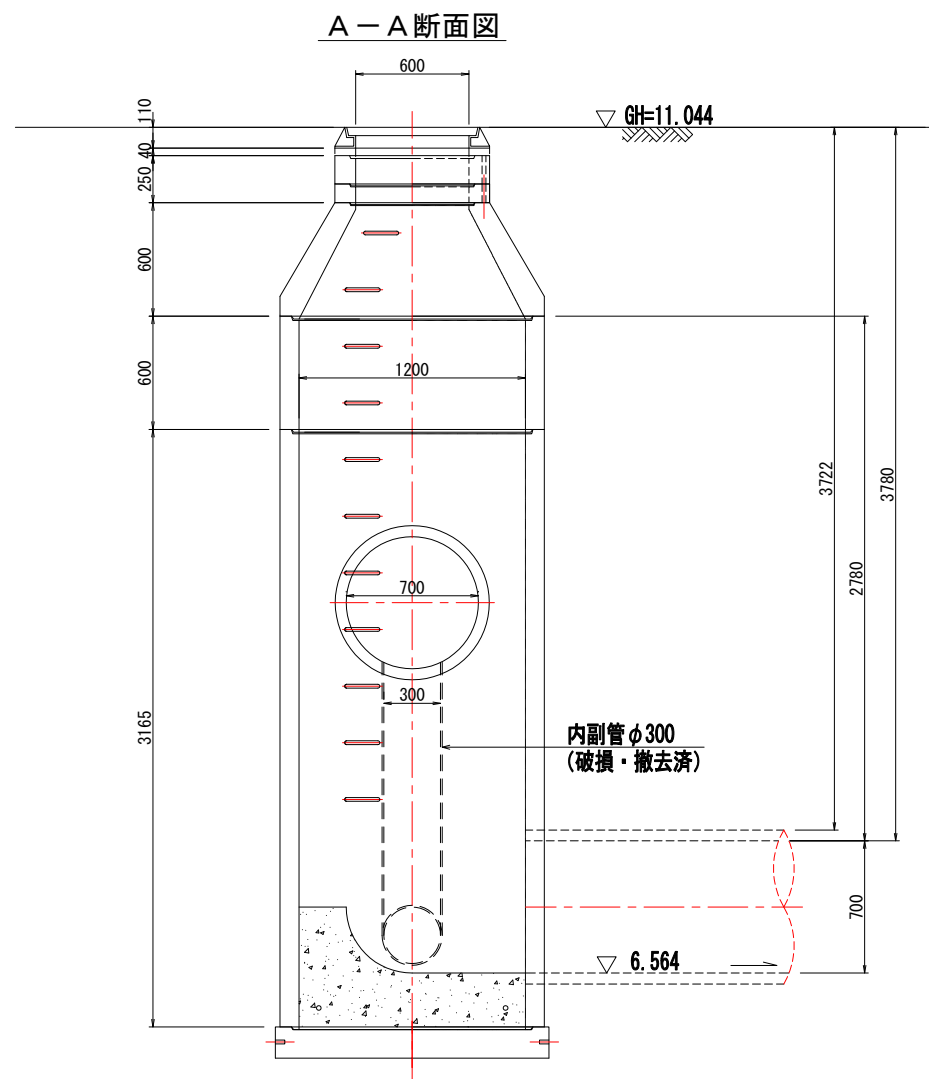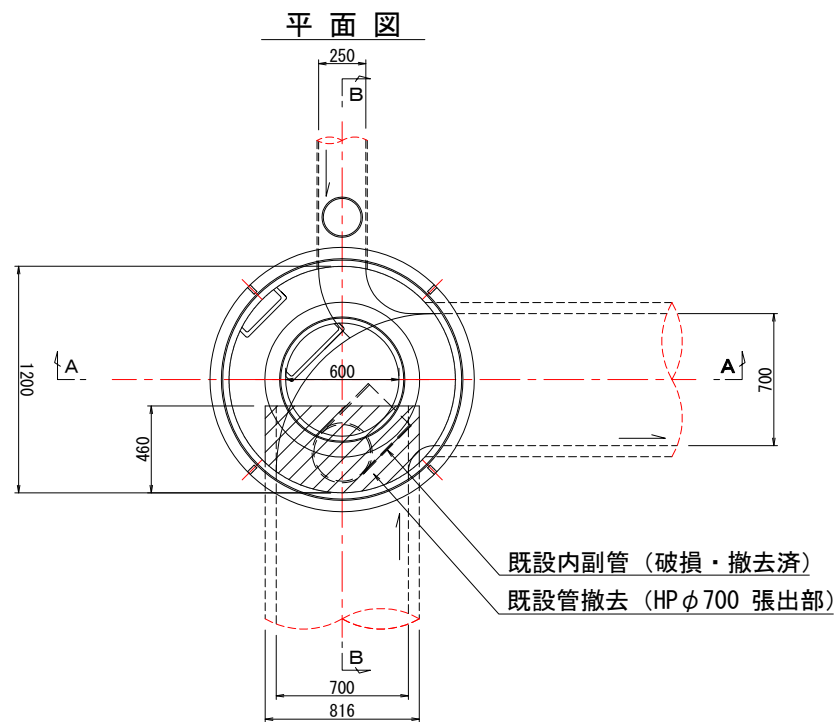

工事名	公下維 (工) 第 号 神立町地内公共下水道管渠更生工事		
図 面 番 号	全 6 枚の内 4	課長	
路線名	図 示	係長	
工 事 所	土浦市神立町地内	検図	
図 面 種 別	組立式2号マンホール構造図 (No. 1 既設管撤去工)	設計	
縮 尺	図 示	製図	
制 作 年月日	令和 年 月 日		
土 浦 市 建 設 部 下 水 道 課			


組立式2号マンホール構造図 縮尺 1:20
(No. 1マンホール 内副管設置工)

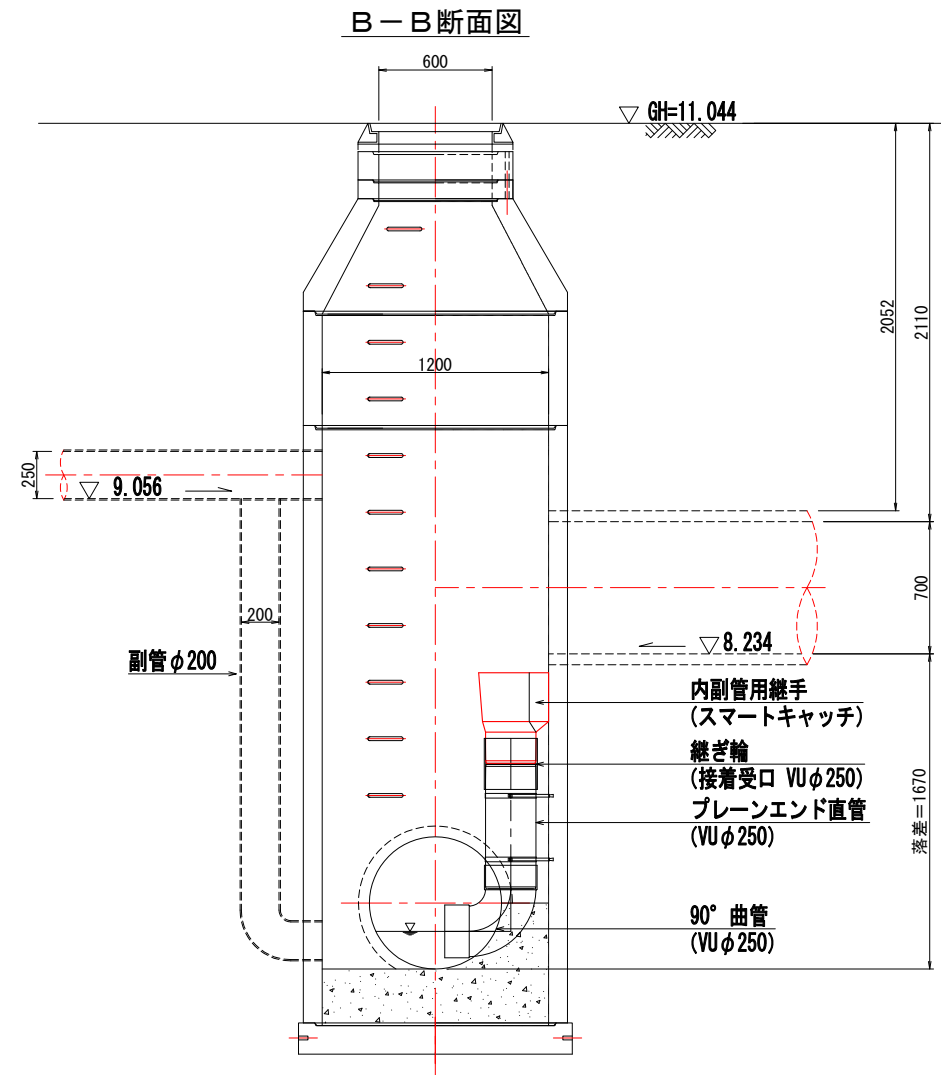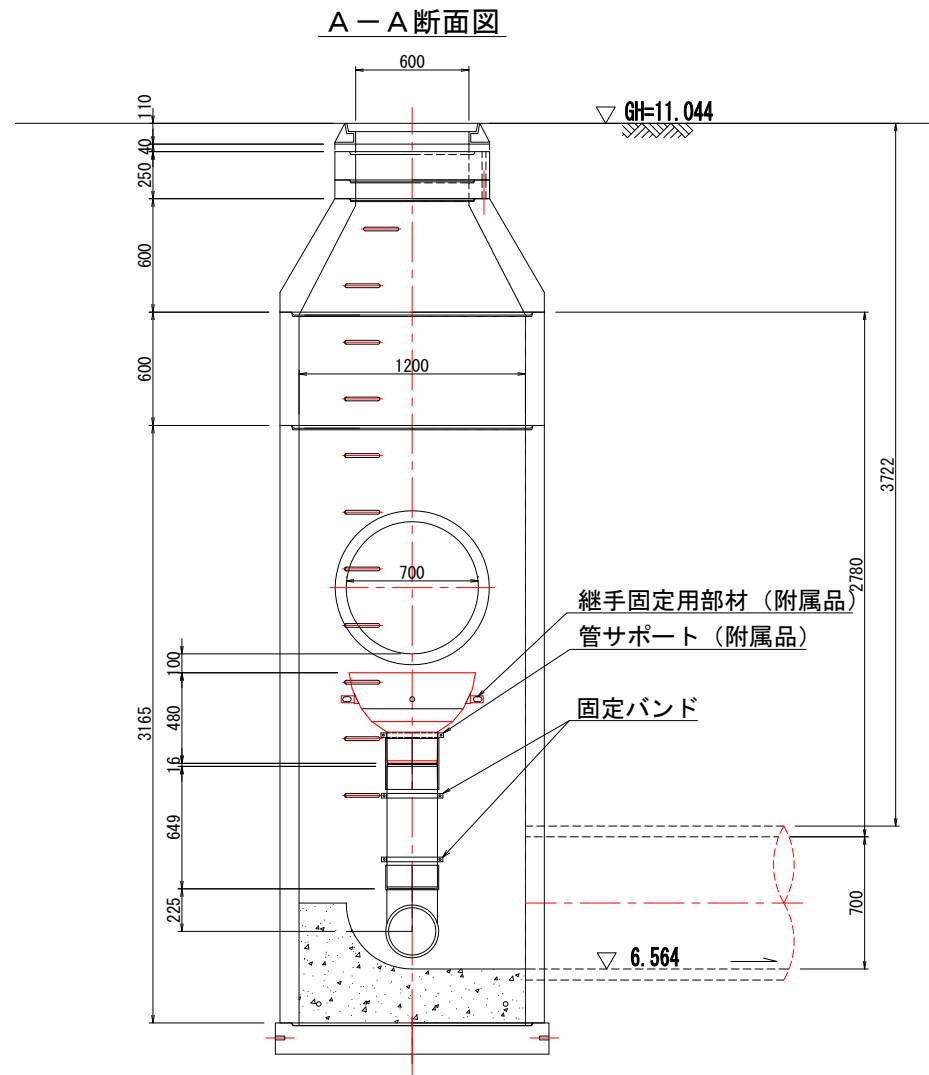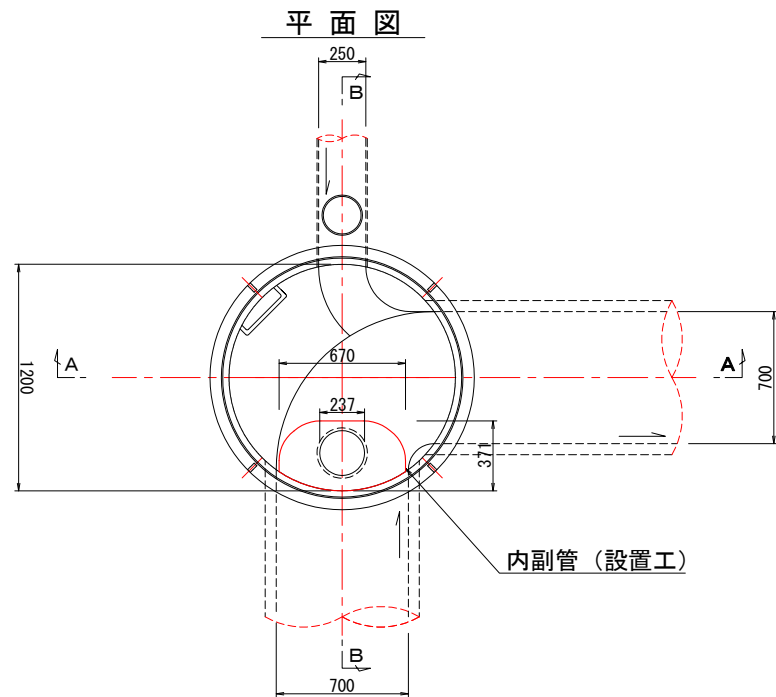


工事名	公下維 (工) 第 号 神立町地内公共下水道管渠更生工事		
図 面 番 号	全 6 枚の内 5	課長	
路線名	図 示	係長	
工 事 所	土浦市神立町地内	検図	
図 面 種 別	組立式2号マンホール構造図 (No. 1 内副管設置工)	設計	
縮 尺	図 示	製図	
制 作 年月日	令和 年 月 日		
土 浦 市 建 設 部 下 水 道 課			

組立式2号マンホール構造図 縮尺 1:20
(No. 2)


平面図

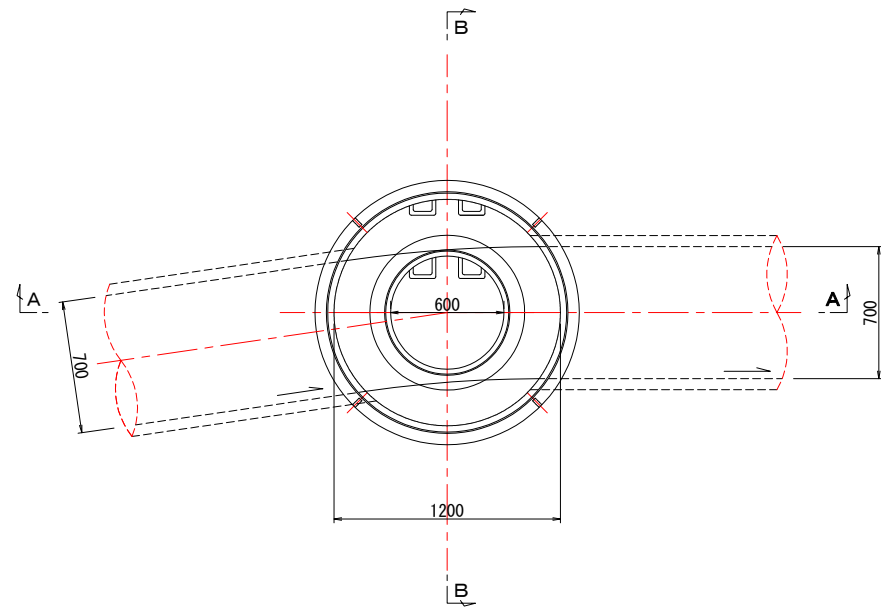

A-A断面図

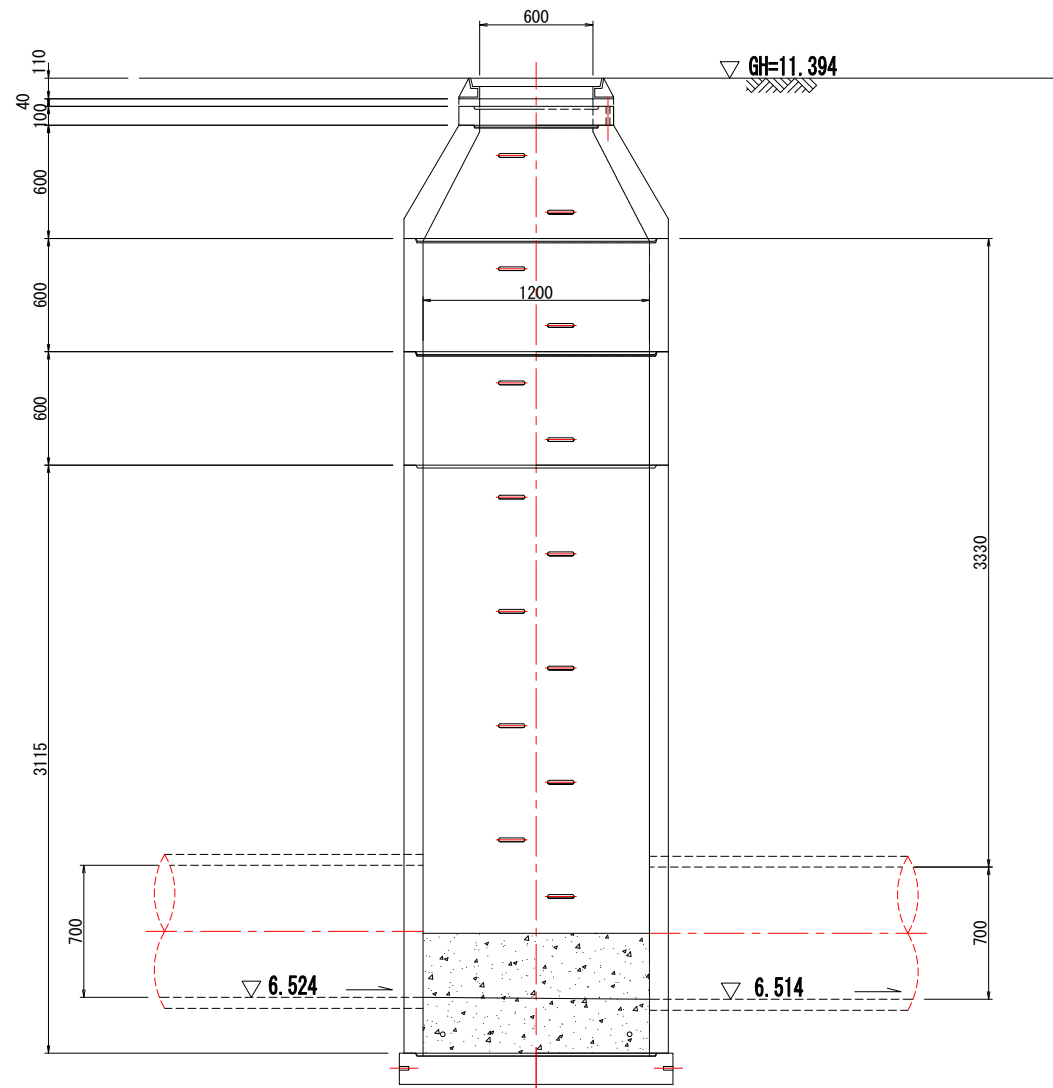

B-B断面図

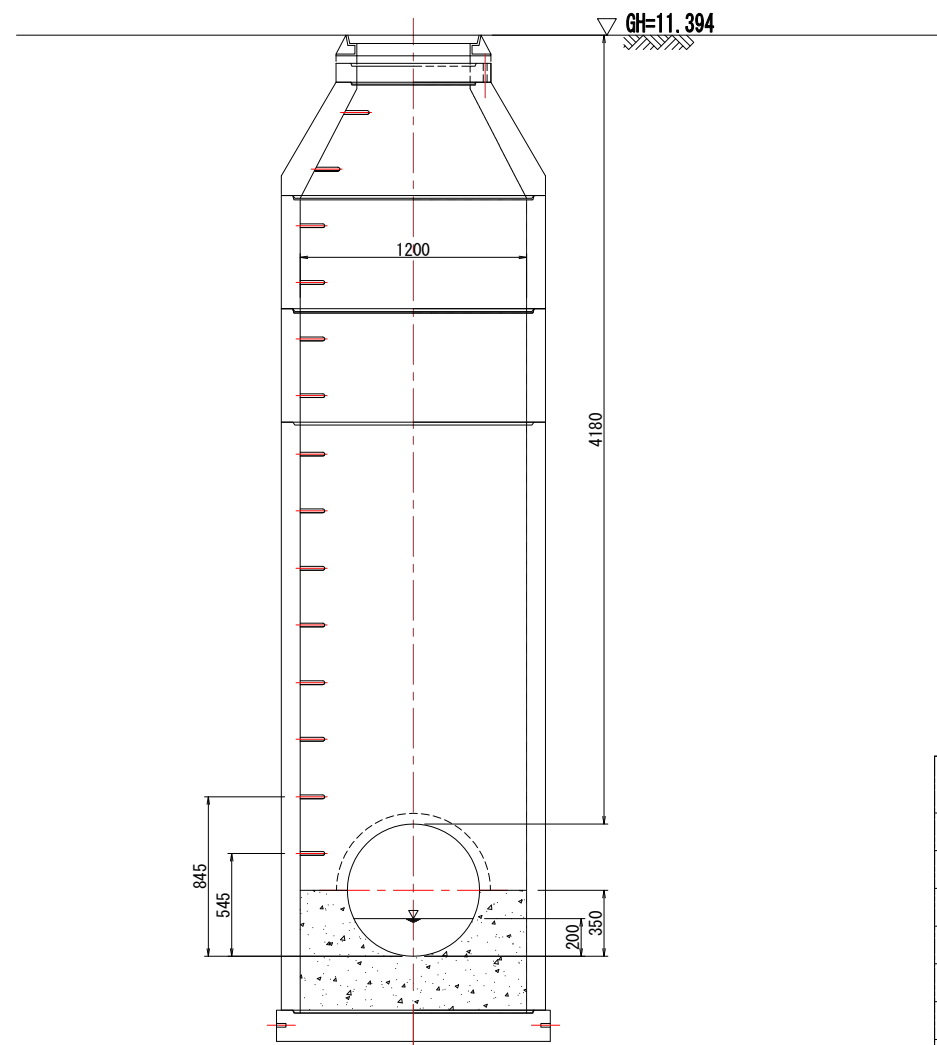

工事名	公下維（工）第 号 神立町地内公共下水道管渠更生工事		
図 面 号	全 6 枚の内 6	課長	
路線名	図 示	係長	
工 事 所	土浦市神立町地内	検図	
図 面 別	組立式2号マンホール構造図 (No. 2)	設計	
縮 尺	図 示	製図	
制 作 年月日	令和 年 月 日		
土 浦 市 建 設 部 下 水 道 課			