



電機設備図

A1=1:50
A3=1:100

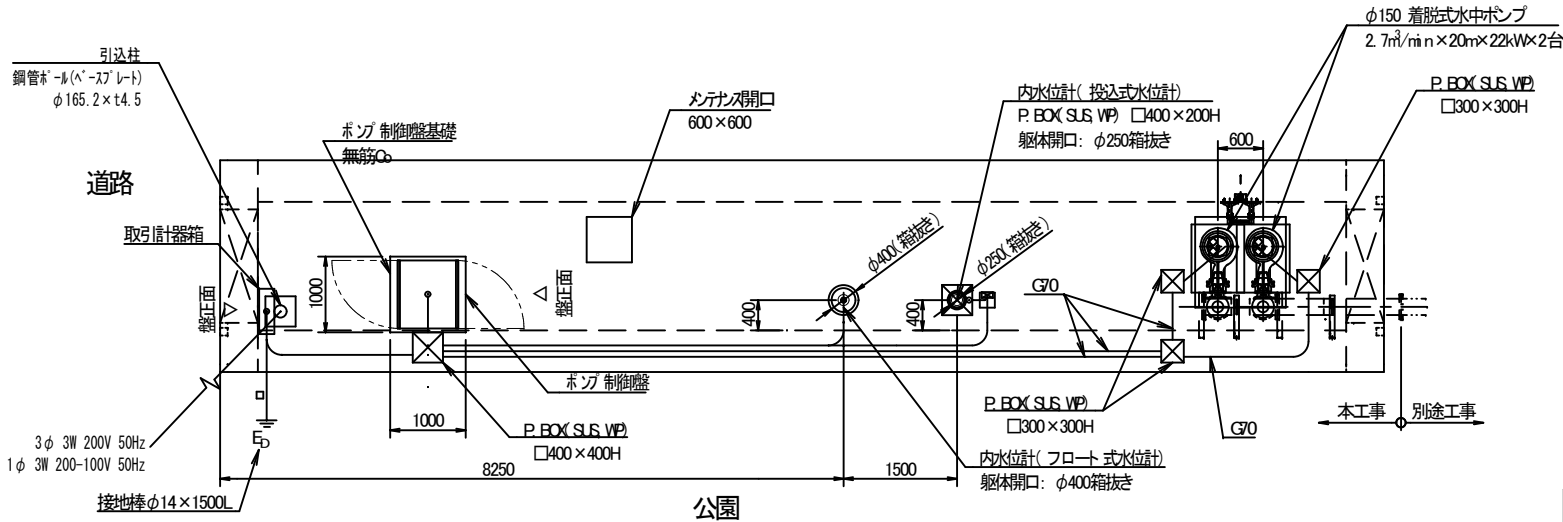


平面図
S=1:50

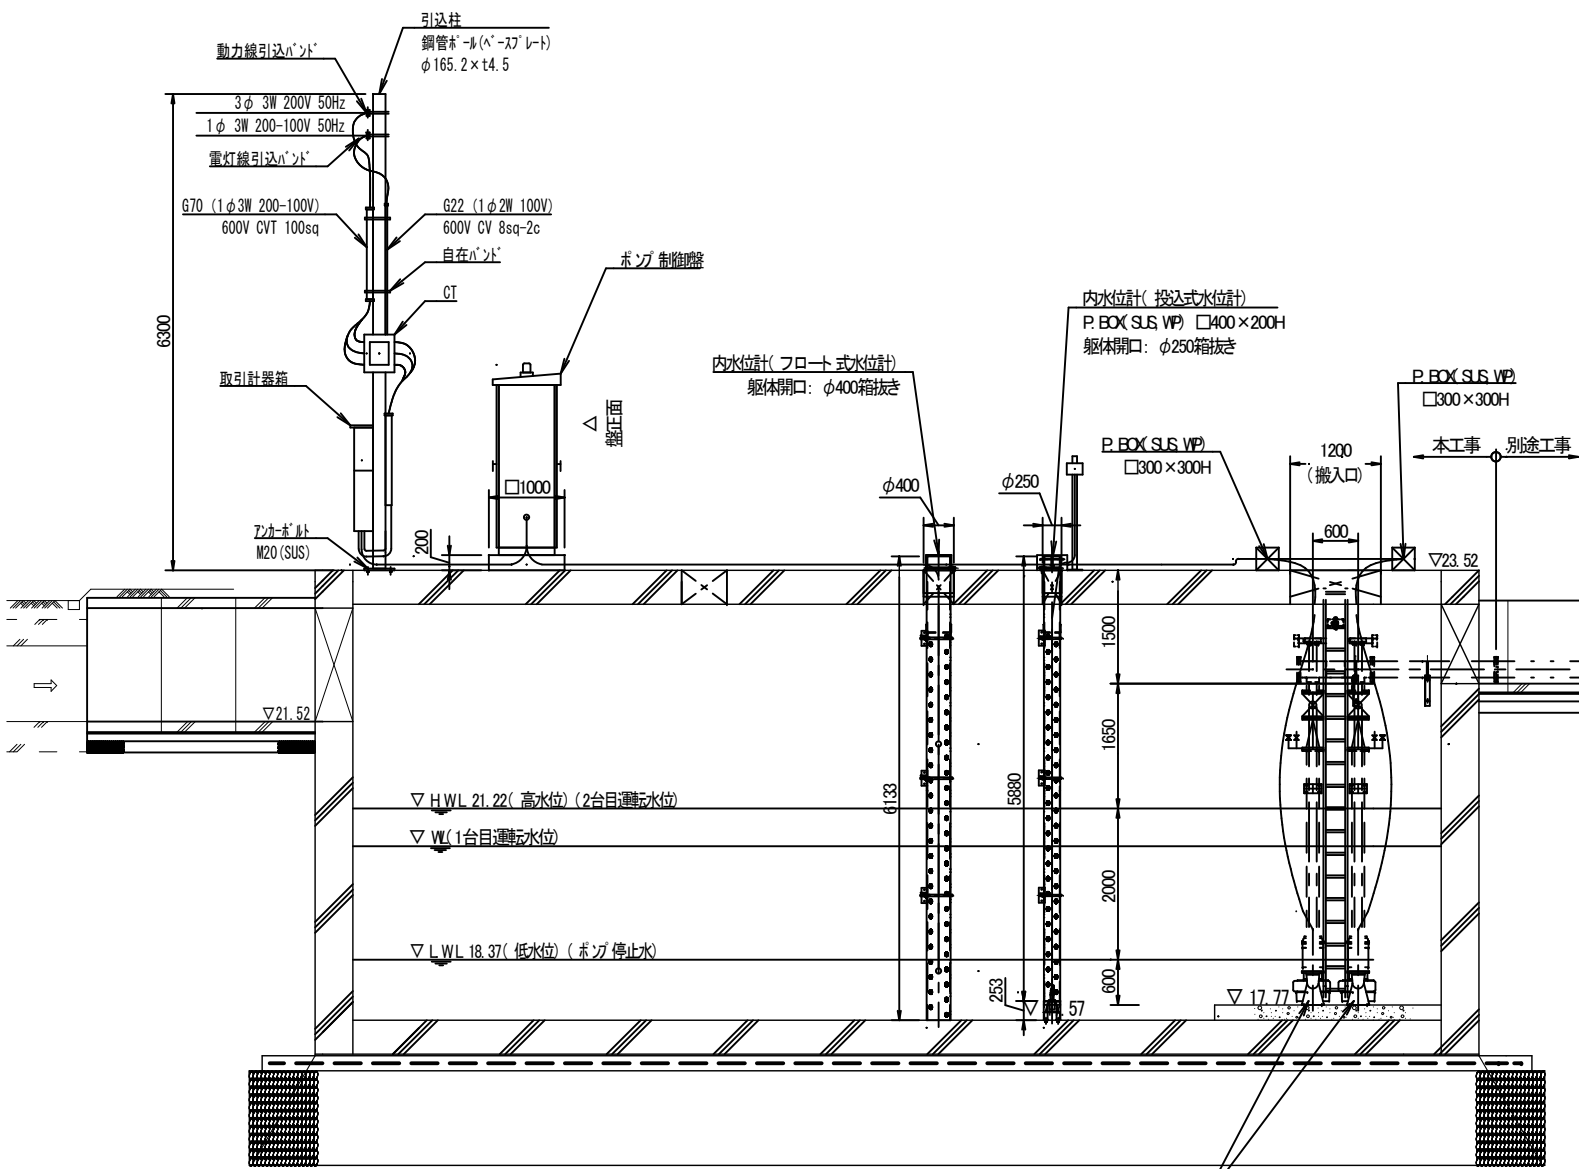


断面図
S=1:50

ポンプ吸込槽

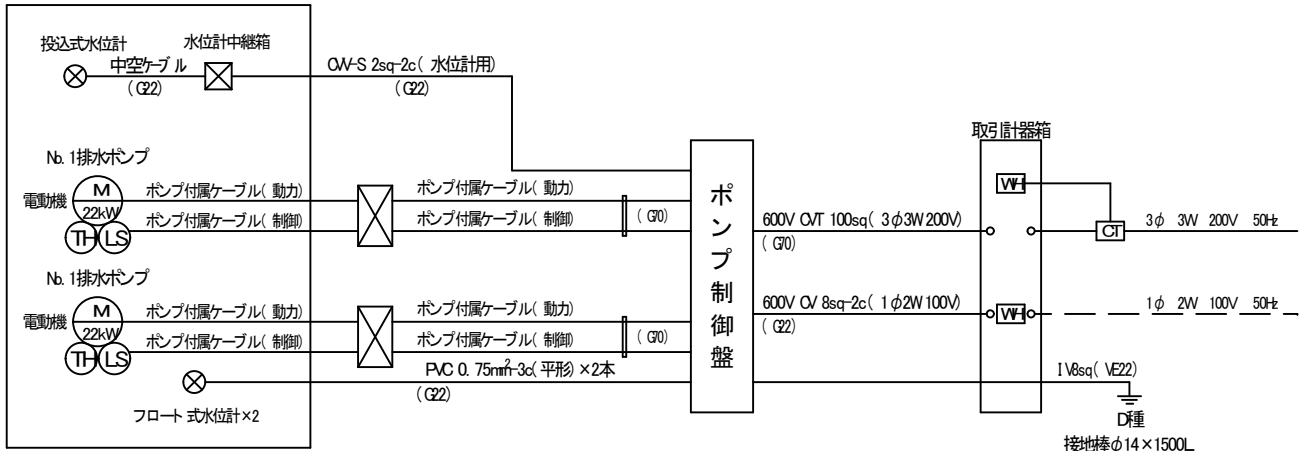

配線系統図

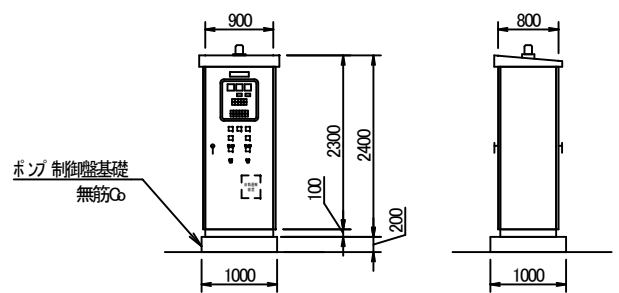

ポンプ制御盤基礎詳細図
S=1:50

工事名	令和7年度 R7市単都下第1号 荒川沖都市下水道施設整備工事		
図番号	全 18 枚の内 15	課長	
路線名	荒川沖都市下水道	係長	
工事所	中村南六丁目地内	検図	
図面別	電機設備図	設計	
縮尺	A1=1:50 A3=1:100	製図	
作成年月日	令和 7 年 月 日		

土 浦 市 建 設 部 下 水 道 課