


縮尺=1/250 (A1)

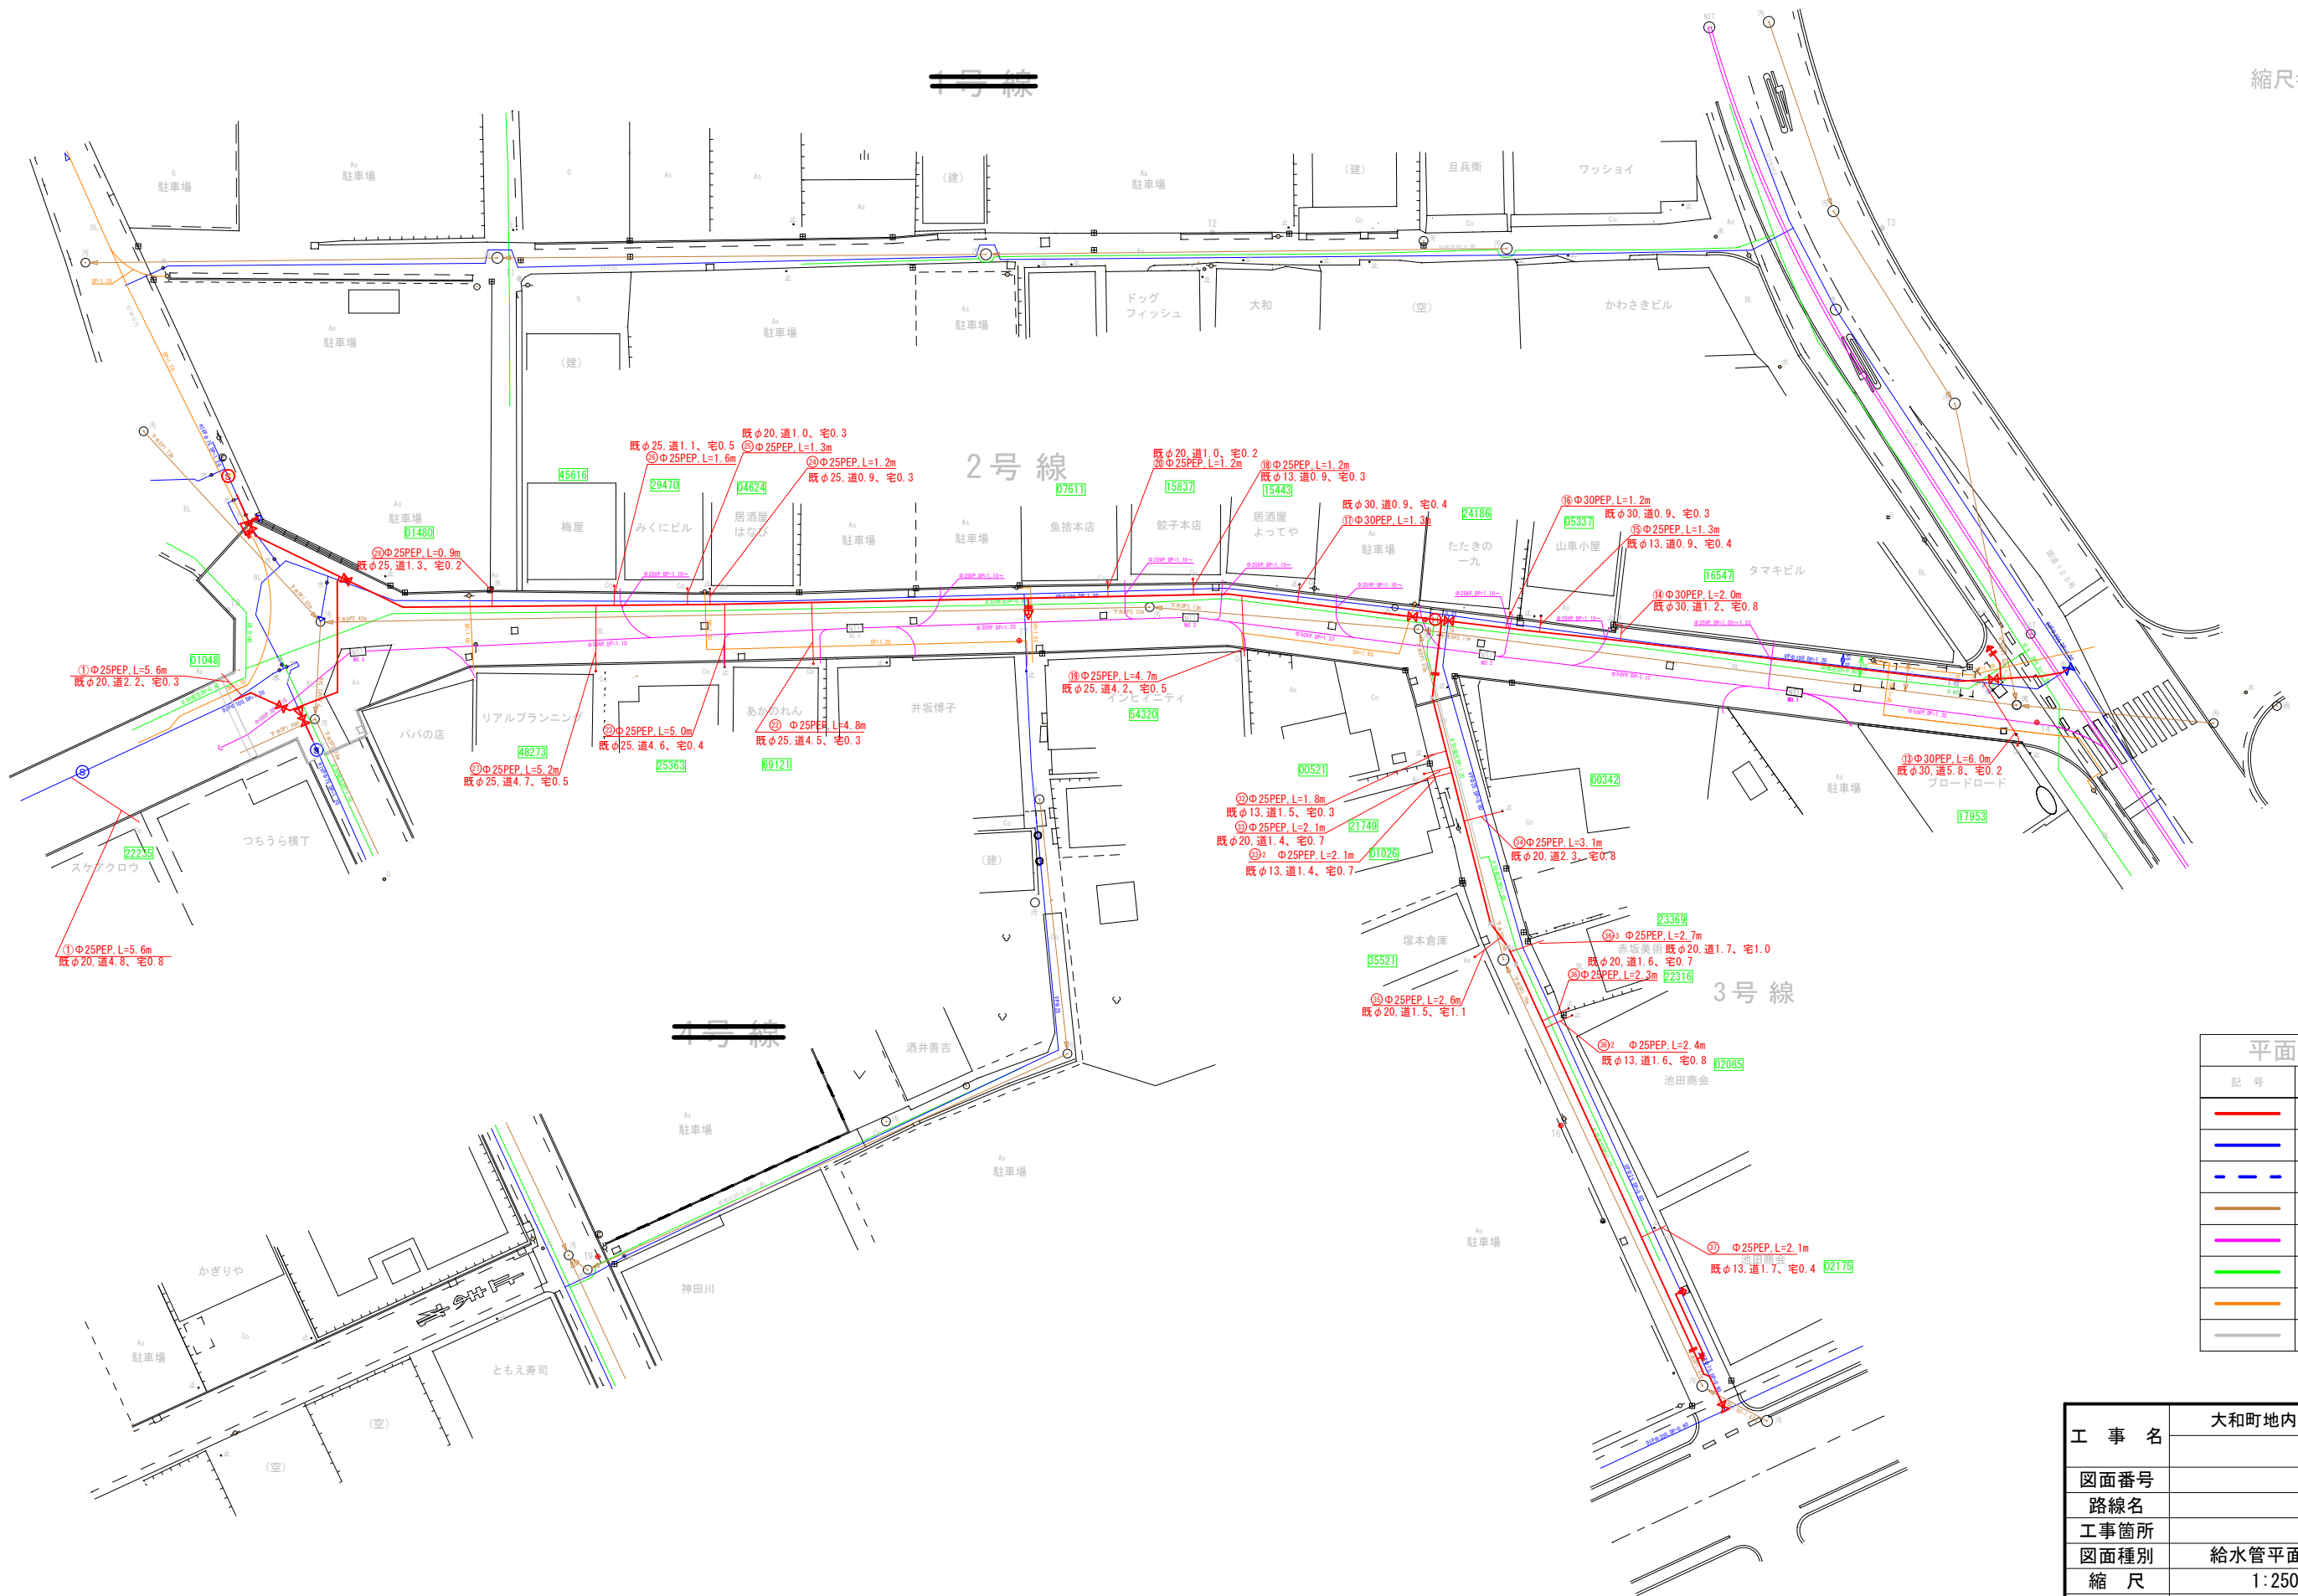

平面図凡例	
記 号	名 称
<span style="color: red;">—</span>	新設配水管
<span style="color: blue;">—</span>	既設配水管
<span style="color: green;">—</span>	他工区配水管
<span style="color: brown;">—</span>	汚 水 管
<span style="color: magenta;">—</span>	N T Tケーブル
<span style="color: lightgreen;">—</span>	ガ ス 管
<span style="color: orange;">—</span>	東京電力
<span style="color: grey;">—</span>	雨 水 管

大和町地内外配水管布設工事		
工 事 名		課長
図面番号		係長
路線名		検図
工事箇所		設計
図面種別	給水管平面図	
縮 尺	1:250	
作成年月日		製図
土 浦 市 水 道 課		