




4

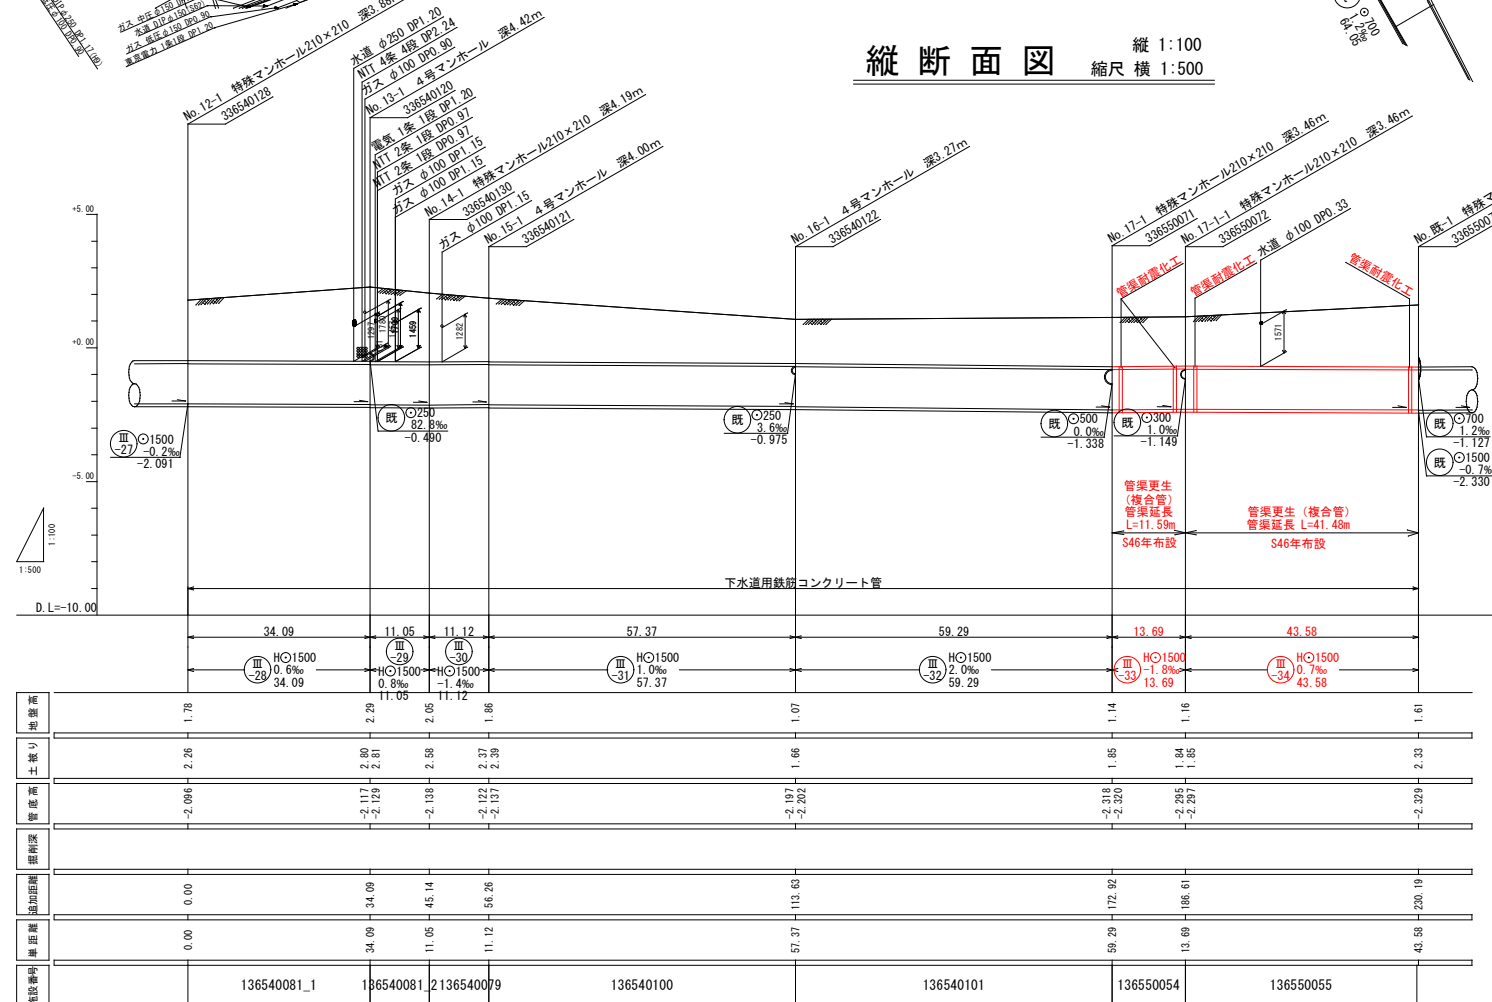

縦断面図 縦 1:100
縮尺 横 1:500



横断面図 縮尺 1:100

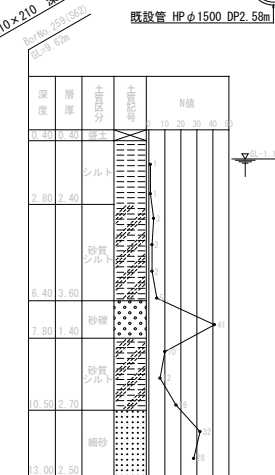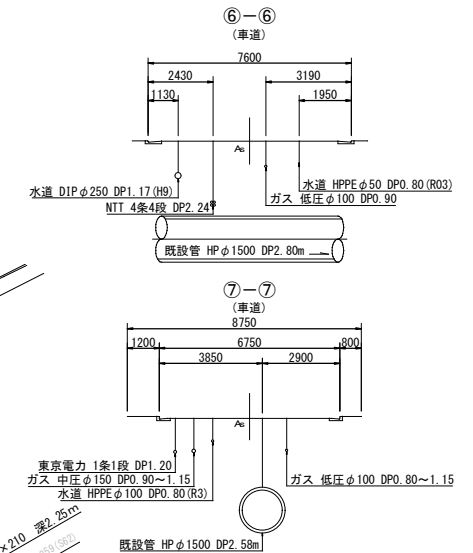


位置図 縮尺 1:10000



更生断面詳細図 S=1:20

ϕ 1500

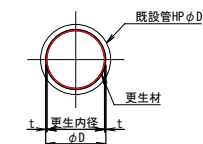

路線番号						
Ⅲ -28	Ⅲ -29	Ⅲ -30	Ⅲ -31	Ⅲ -32	Ⅲ -33	Ⅲ -34

工事名	財団補助下（更生）第2号		
城北町地内外公共下水道管渠更生工事			
図面 番号	全	枚の内	課長
路線名	図示		係長
工事 箇所	土浦市城北町地内外		校閲
図種 別	平面図(4)・縦断図 横断図		設計
縮尺	図示		製図
制作 年月日	令和	年 月 日	
土浦市建設部下水道課			