


2階平面図 S=1:400

：エアコン更新対象室を示す

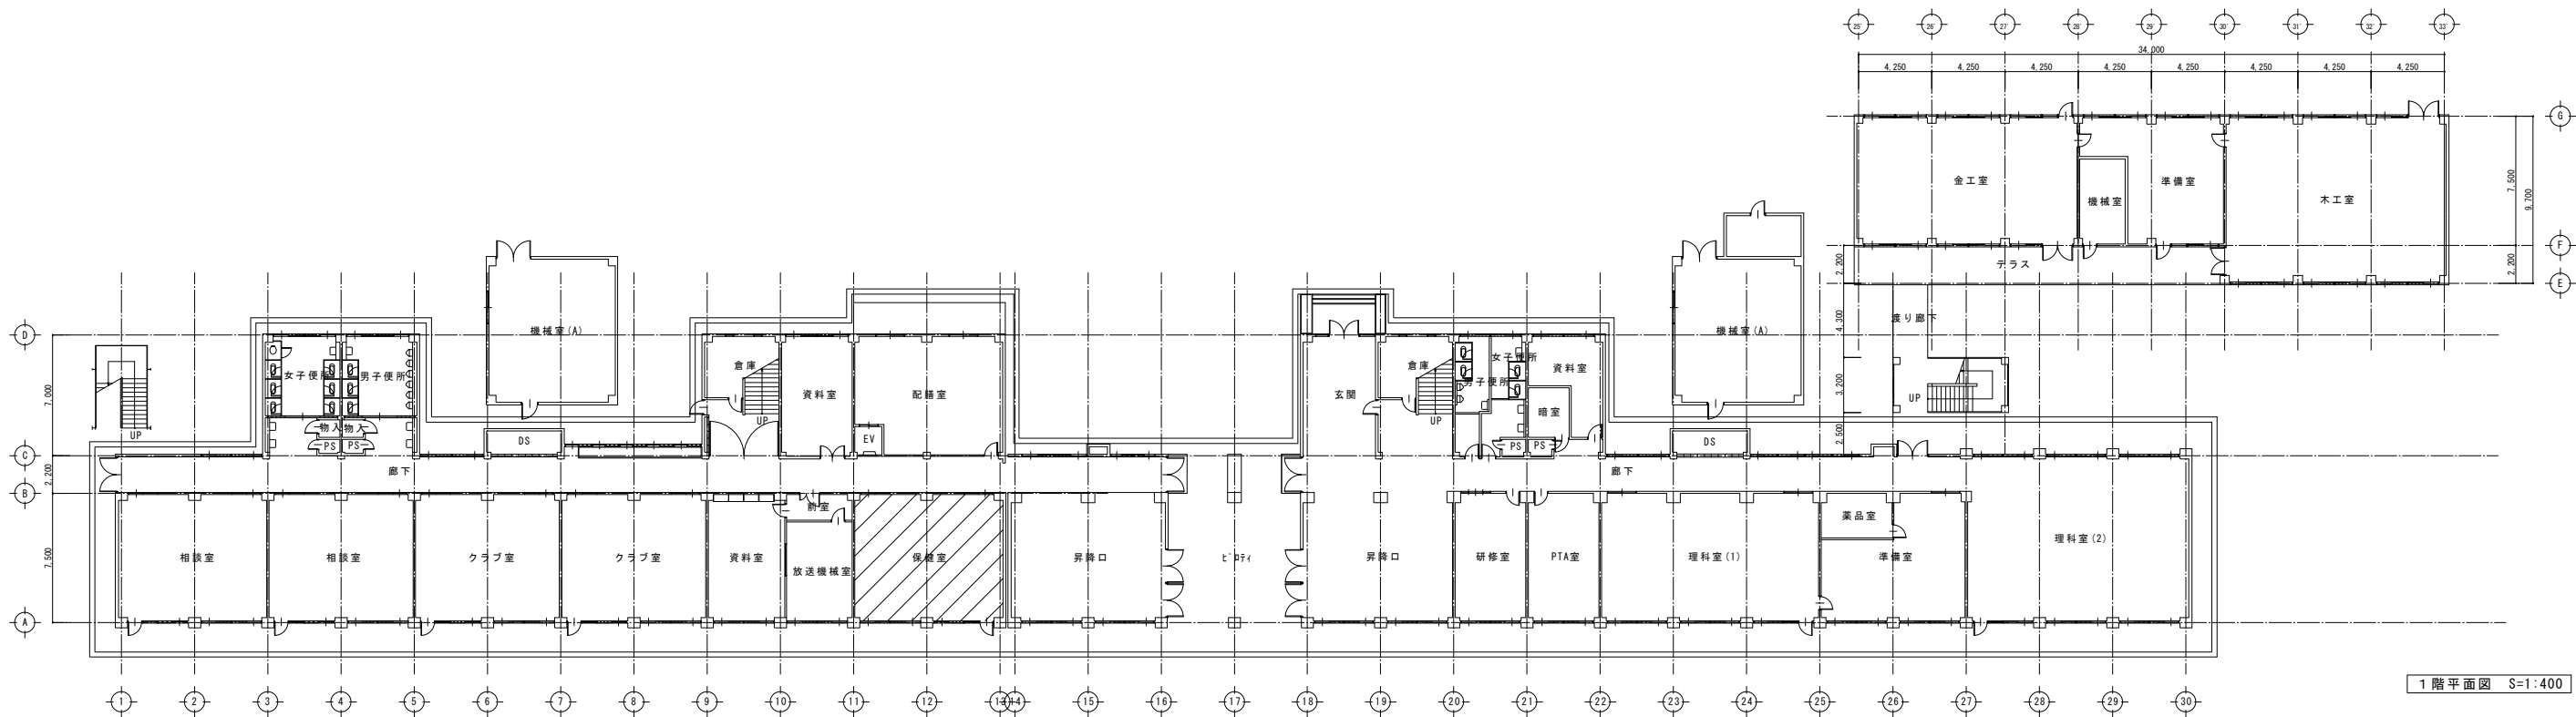

1階平面図 S=1:400

			土浦市教育委員会教育総務課	工事名 土浦第六中学校管理諸室等空調設備更新工事			図面番号 M-03
				図面名 1・2階平面図			
				縮尺 A1 S=1:200 A3 S=1:400			日付 令和8年4月
300-0036 茨城県土浦市大和町9番2号 TEL 029-826-1111 (代表)							