

解体範囲（産廃運搬処分共）

電灯（コンセント、照明） 配線撤去・8-1号棟との離線作業、絶縁処理を含む


弱電（LAN、放送、TV、火報、インターホン） 配線撤去・8-1号棟との離線作業、絶縁処理を含む

動力（空調機用）配線撤去・8-1号棟との離線作業、絶縁処理を含む

1、2階廊下照明用スイッチ移設


基礎撤去共（詳細は伏図参照）

床:Exp.J
(壁はExp.J無し)

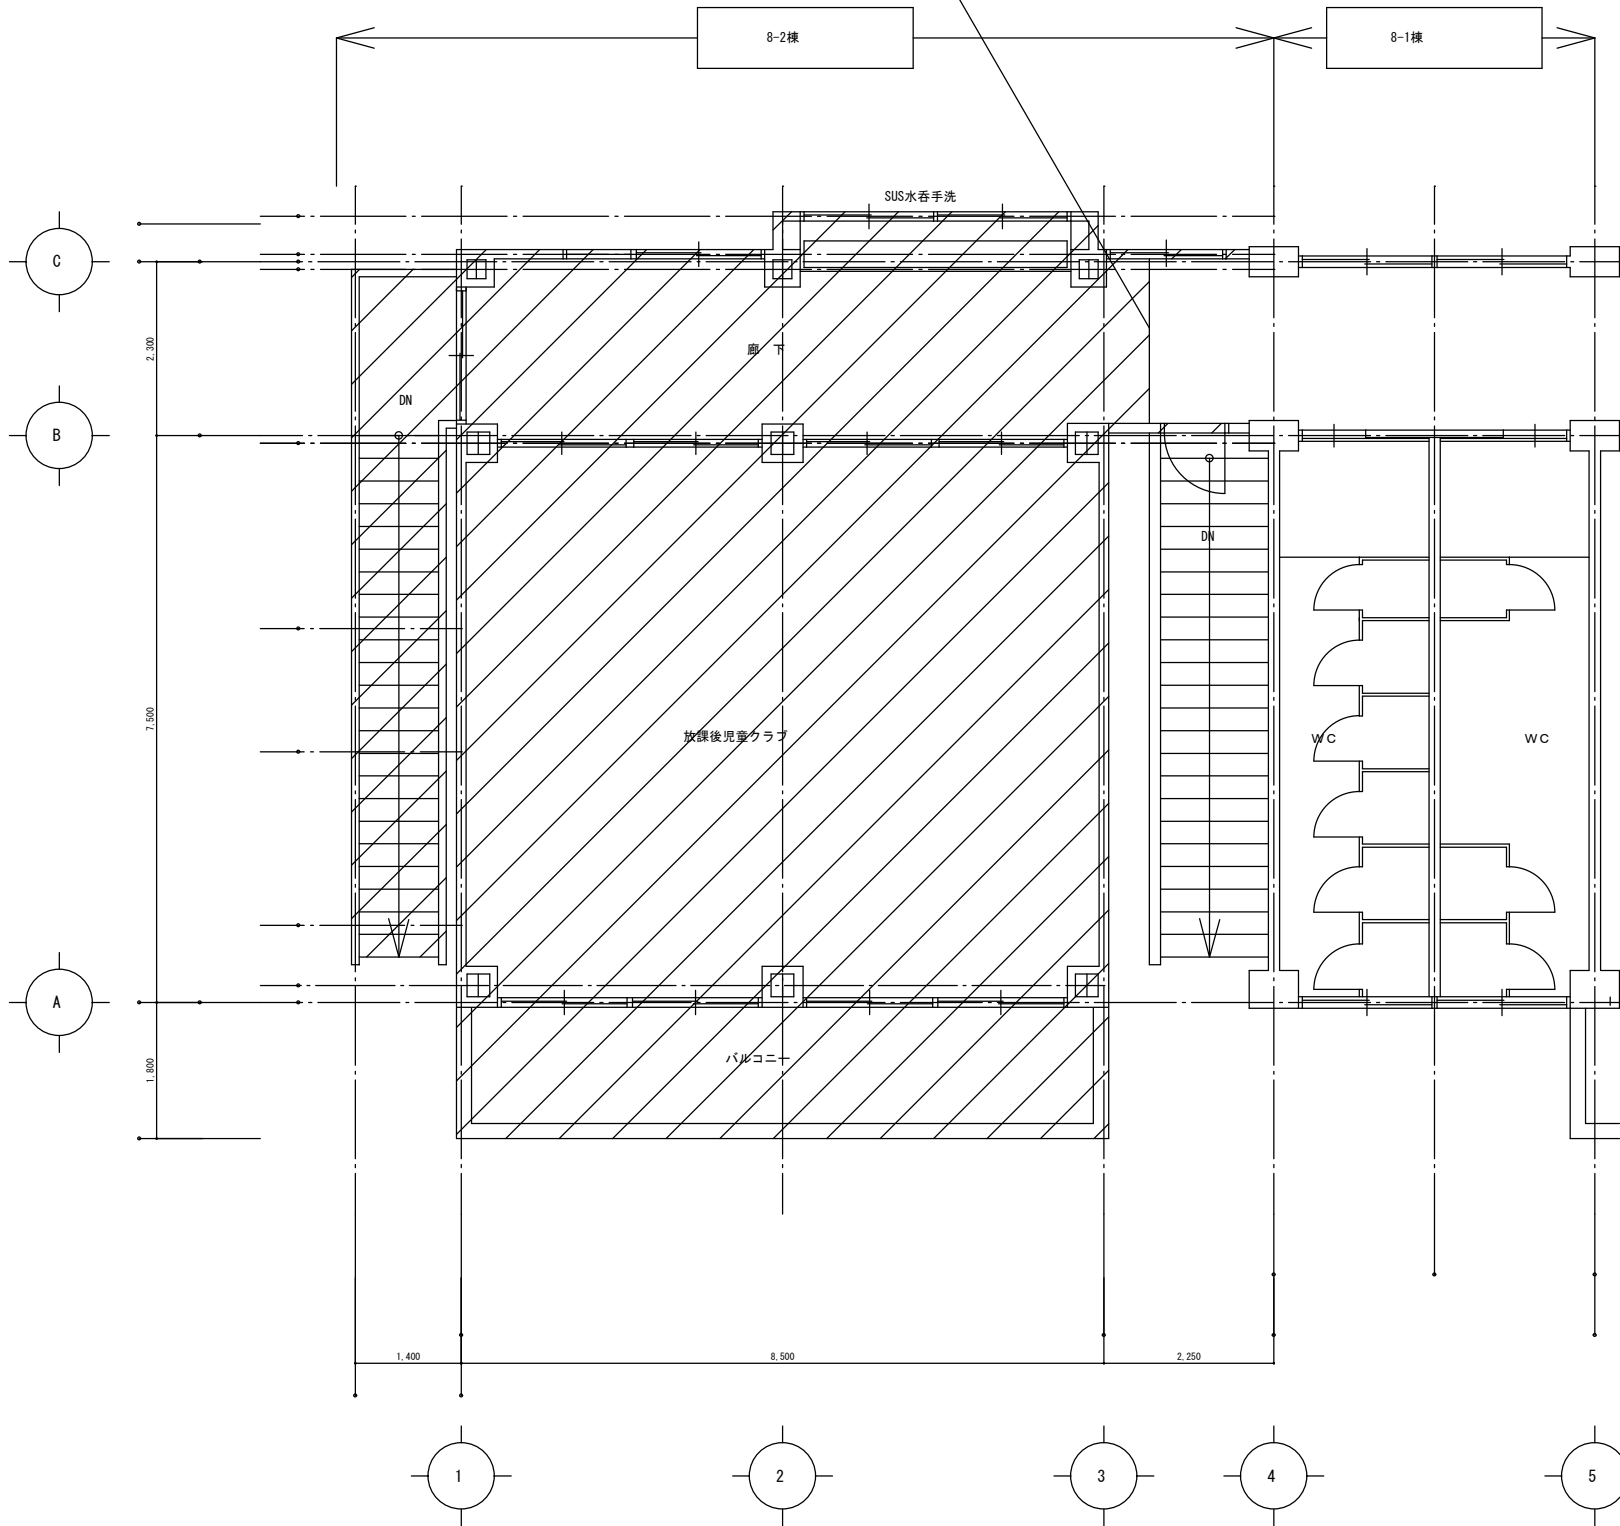

2階平面図 S=1:100

張間(Y)方向
桁行(X)方向

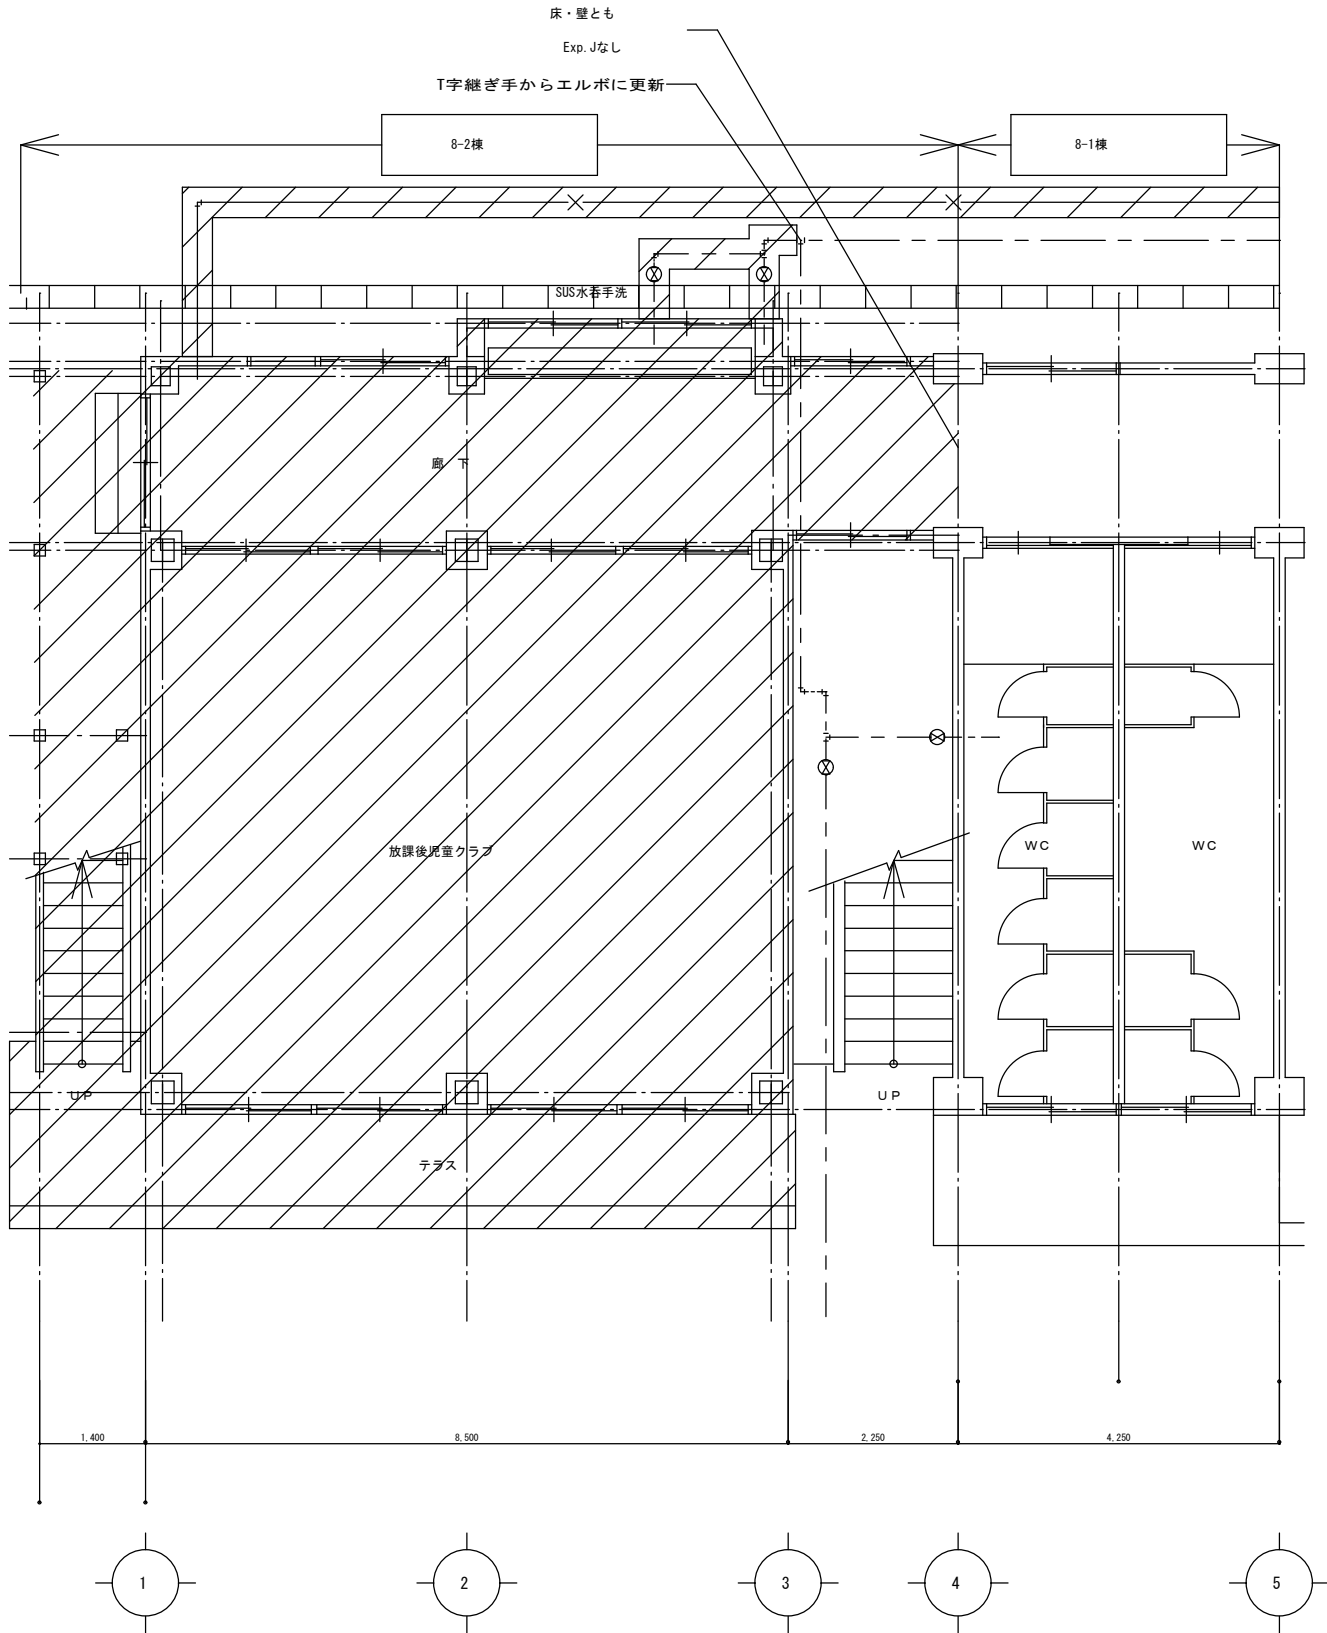

1階平面図 S=1:100

project title	drawing title	scale	sheet no.
真鍋小学校東校舎棟（棟番号8-2棟）解体工事	平面図	(A1) 1:100 (A3) 1:200	K - 02
土浦市教育委員会教育総務課		date	