


図 面 目 次

順 番	図 面 名 称	図面番号
1	位 置 図	1/6
2	平面図・配管詳細図	2/6
3	給水切替図	3/6
4	舗装復旧図	4/6
5	仕切弁筐等構造図	5/6
6	掘削断面・舗装構成図	6/6

位 置 図 縮尺1：5,000

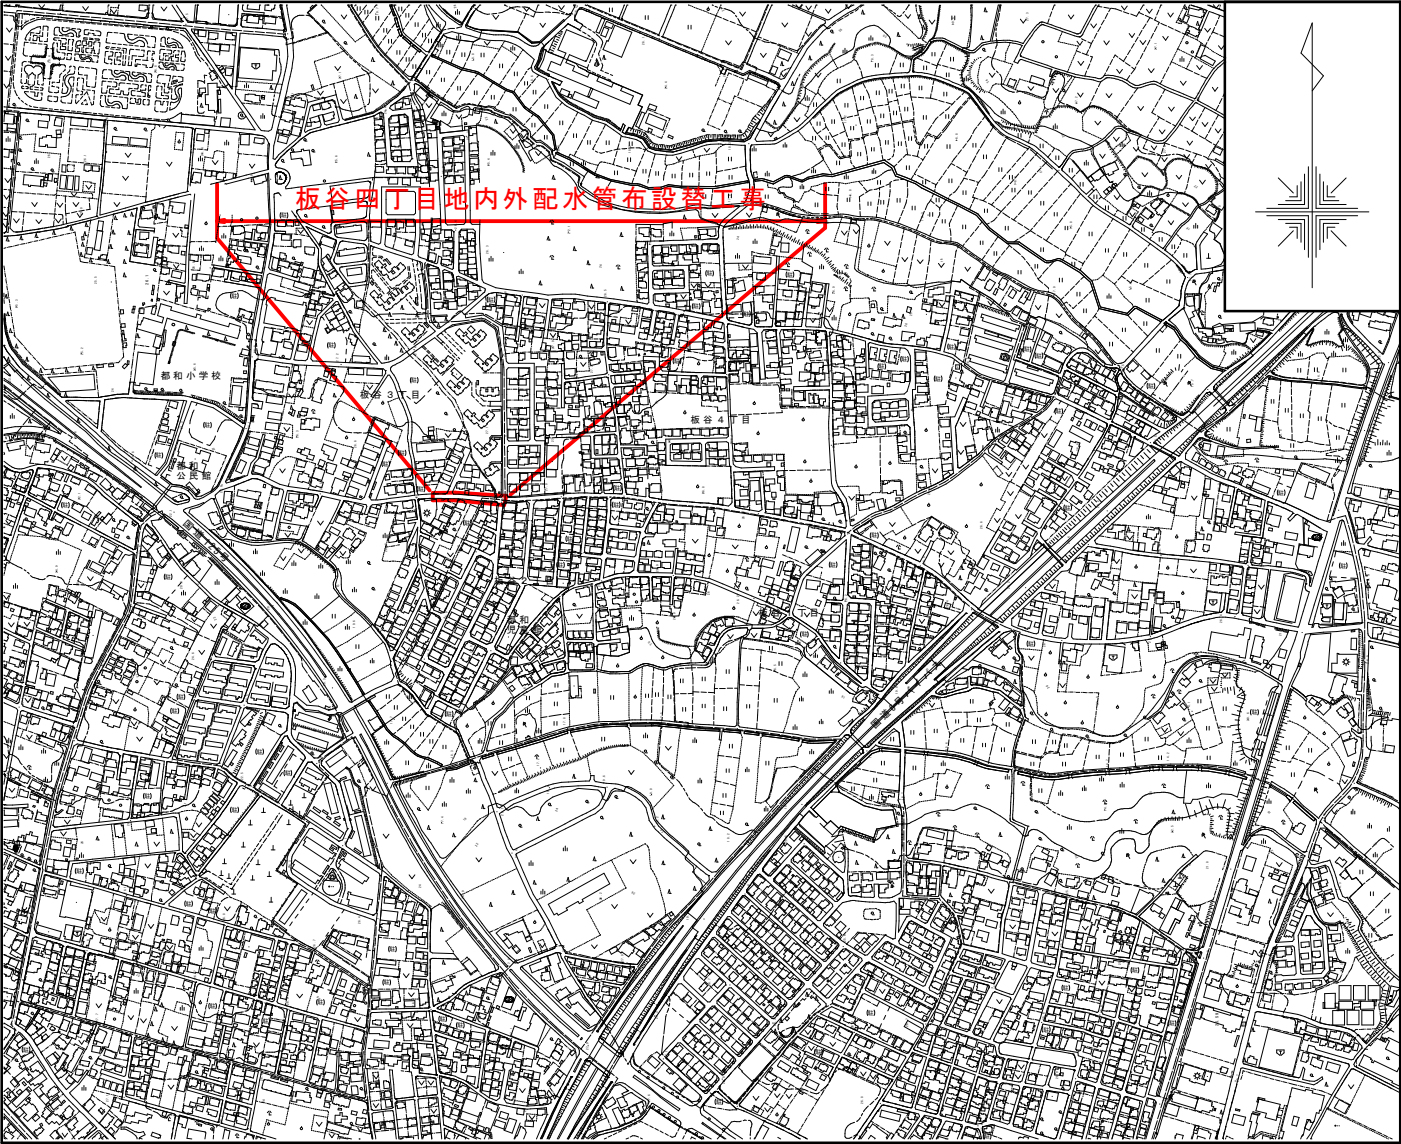

(第3工区)

工 事 名	令和7年度 国補水工配更工第3号	課 長
	板谷四丁目地内外配水管布設替工事	
図面番号	全 6 枚の内 1 枚	係 長
路 線 名	市 道 I - 6 号 線 外	
工事箇所	土浦市板谷四丁目地内外	検 図
図面種別	位 置 図	
縮 尺	1/5,000	設 計
作成年月日	令和 8 年 月 日	
土 浦 市 建 設 部 水 道 課		製 図