




平面図

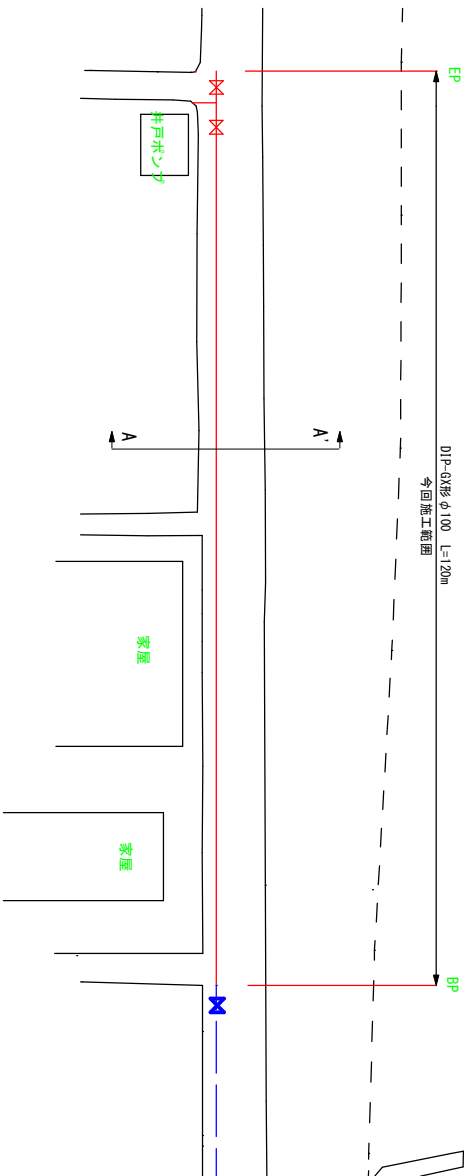



舗装仮復旧図

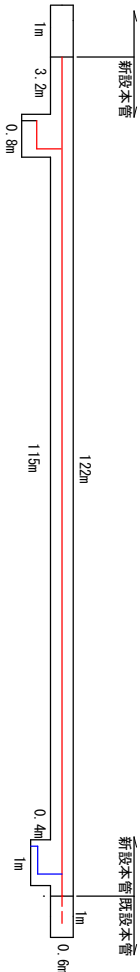


舗装本復旧図

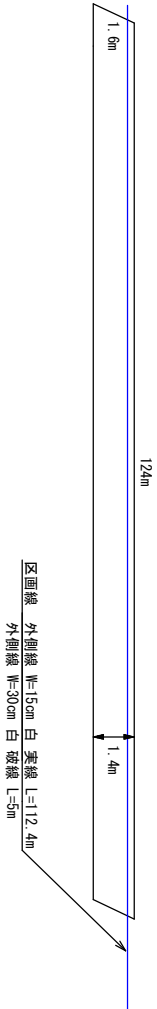


舗装復旧標準図

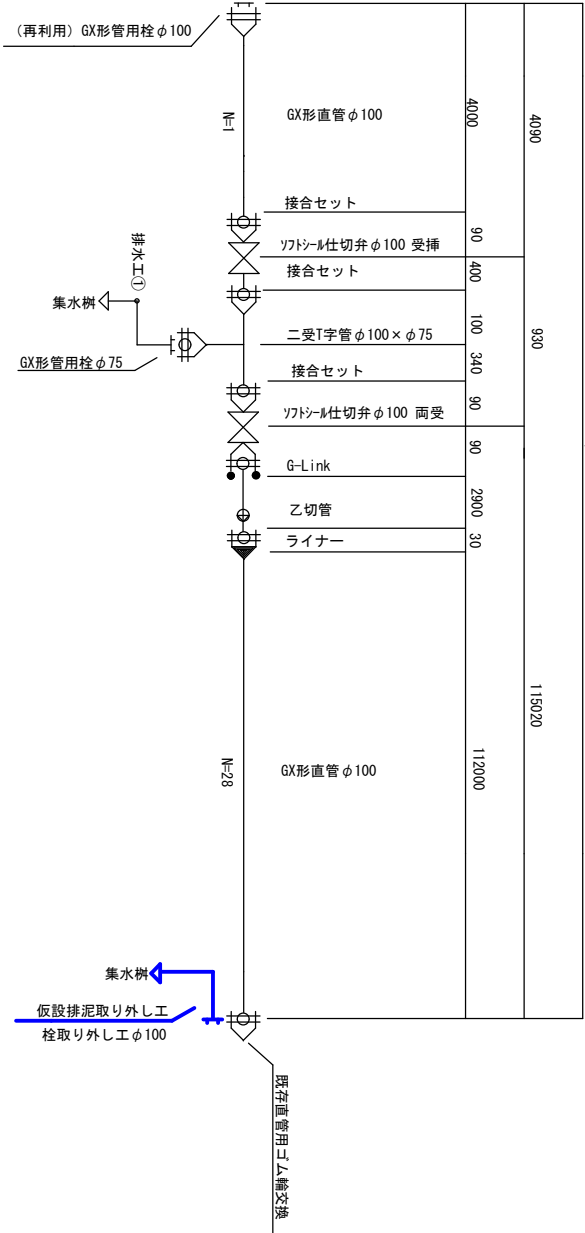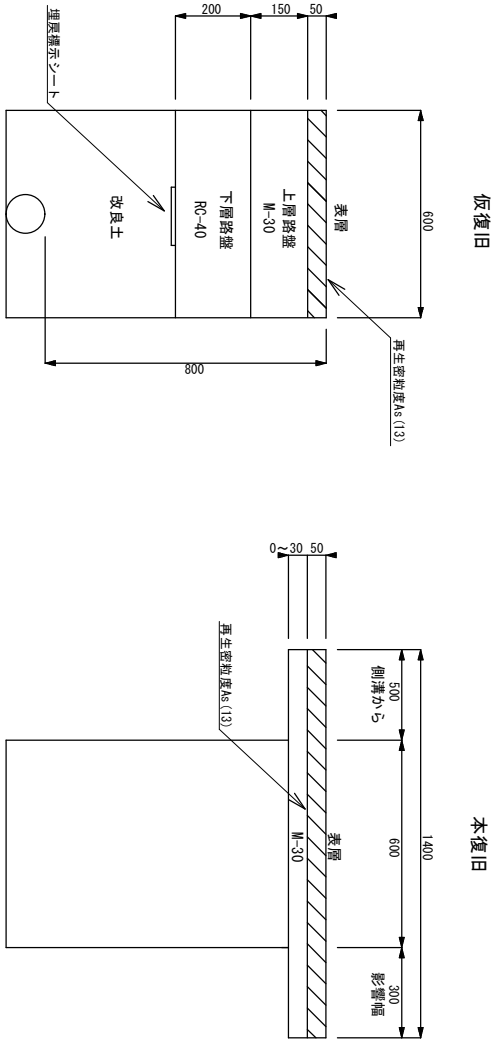

排水工詳細図

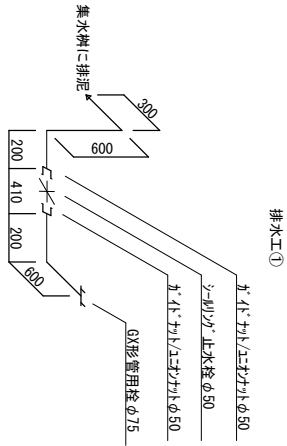

横断面図 A-A'

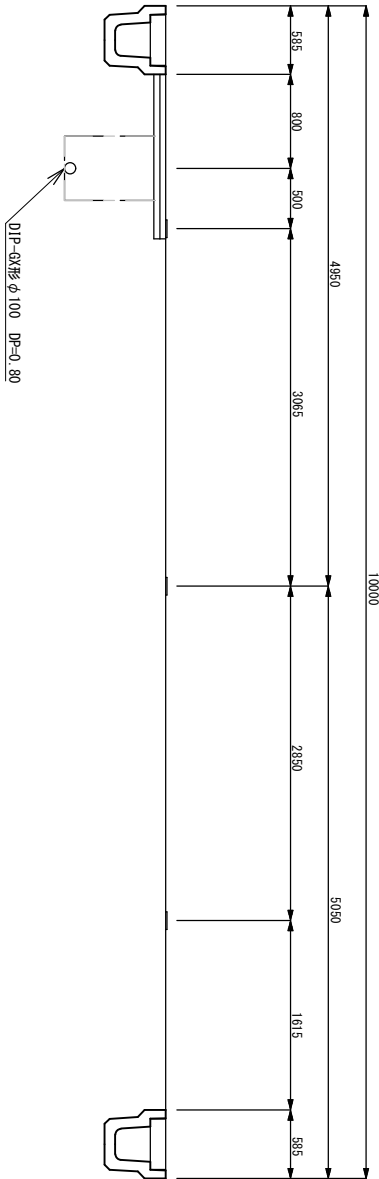

工事名				課長			
水工配新工第1号							
中郡町三丁目地内配水管布設工事							
全1枚の内1枚							
路線名				係長			
市道中郡町三丁目10号線							
工事箇所				校図			
土浦市中郡三丁目地内							
図面種別				設計			
配管図							
縮尺							
図示							
作成年月日							
令和8年6月 日							
土浦市水道課				製図			