


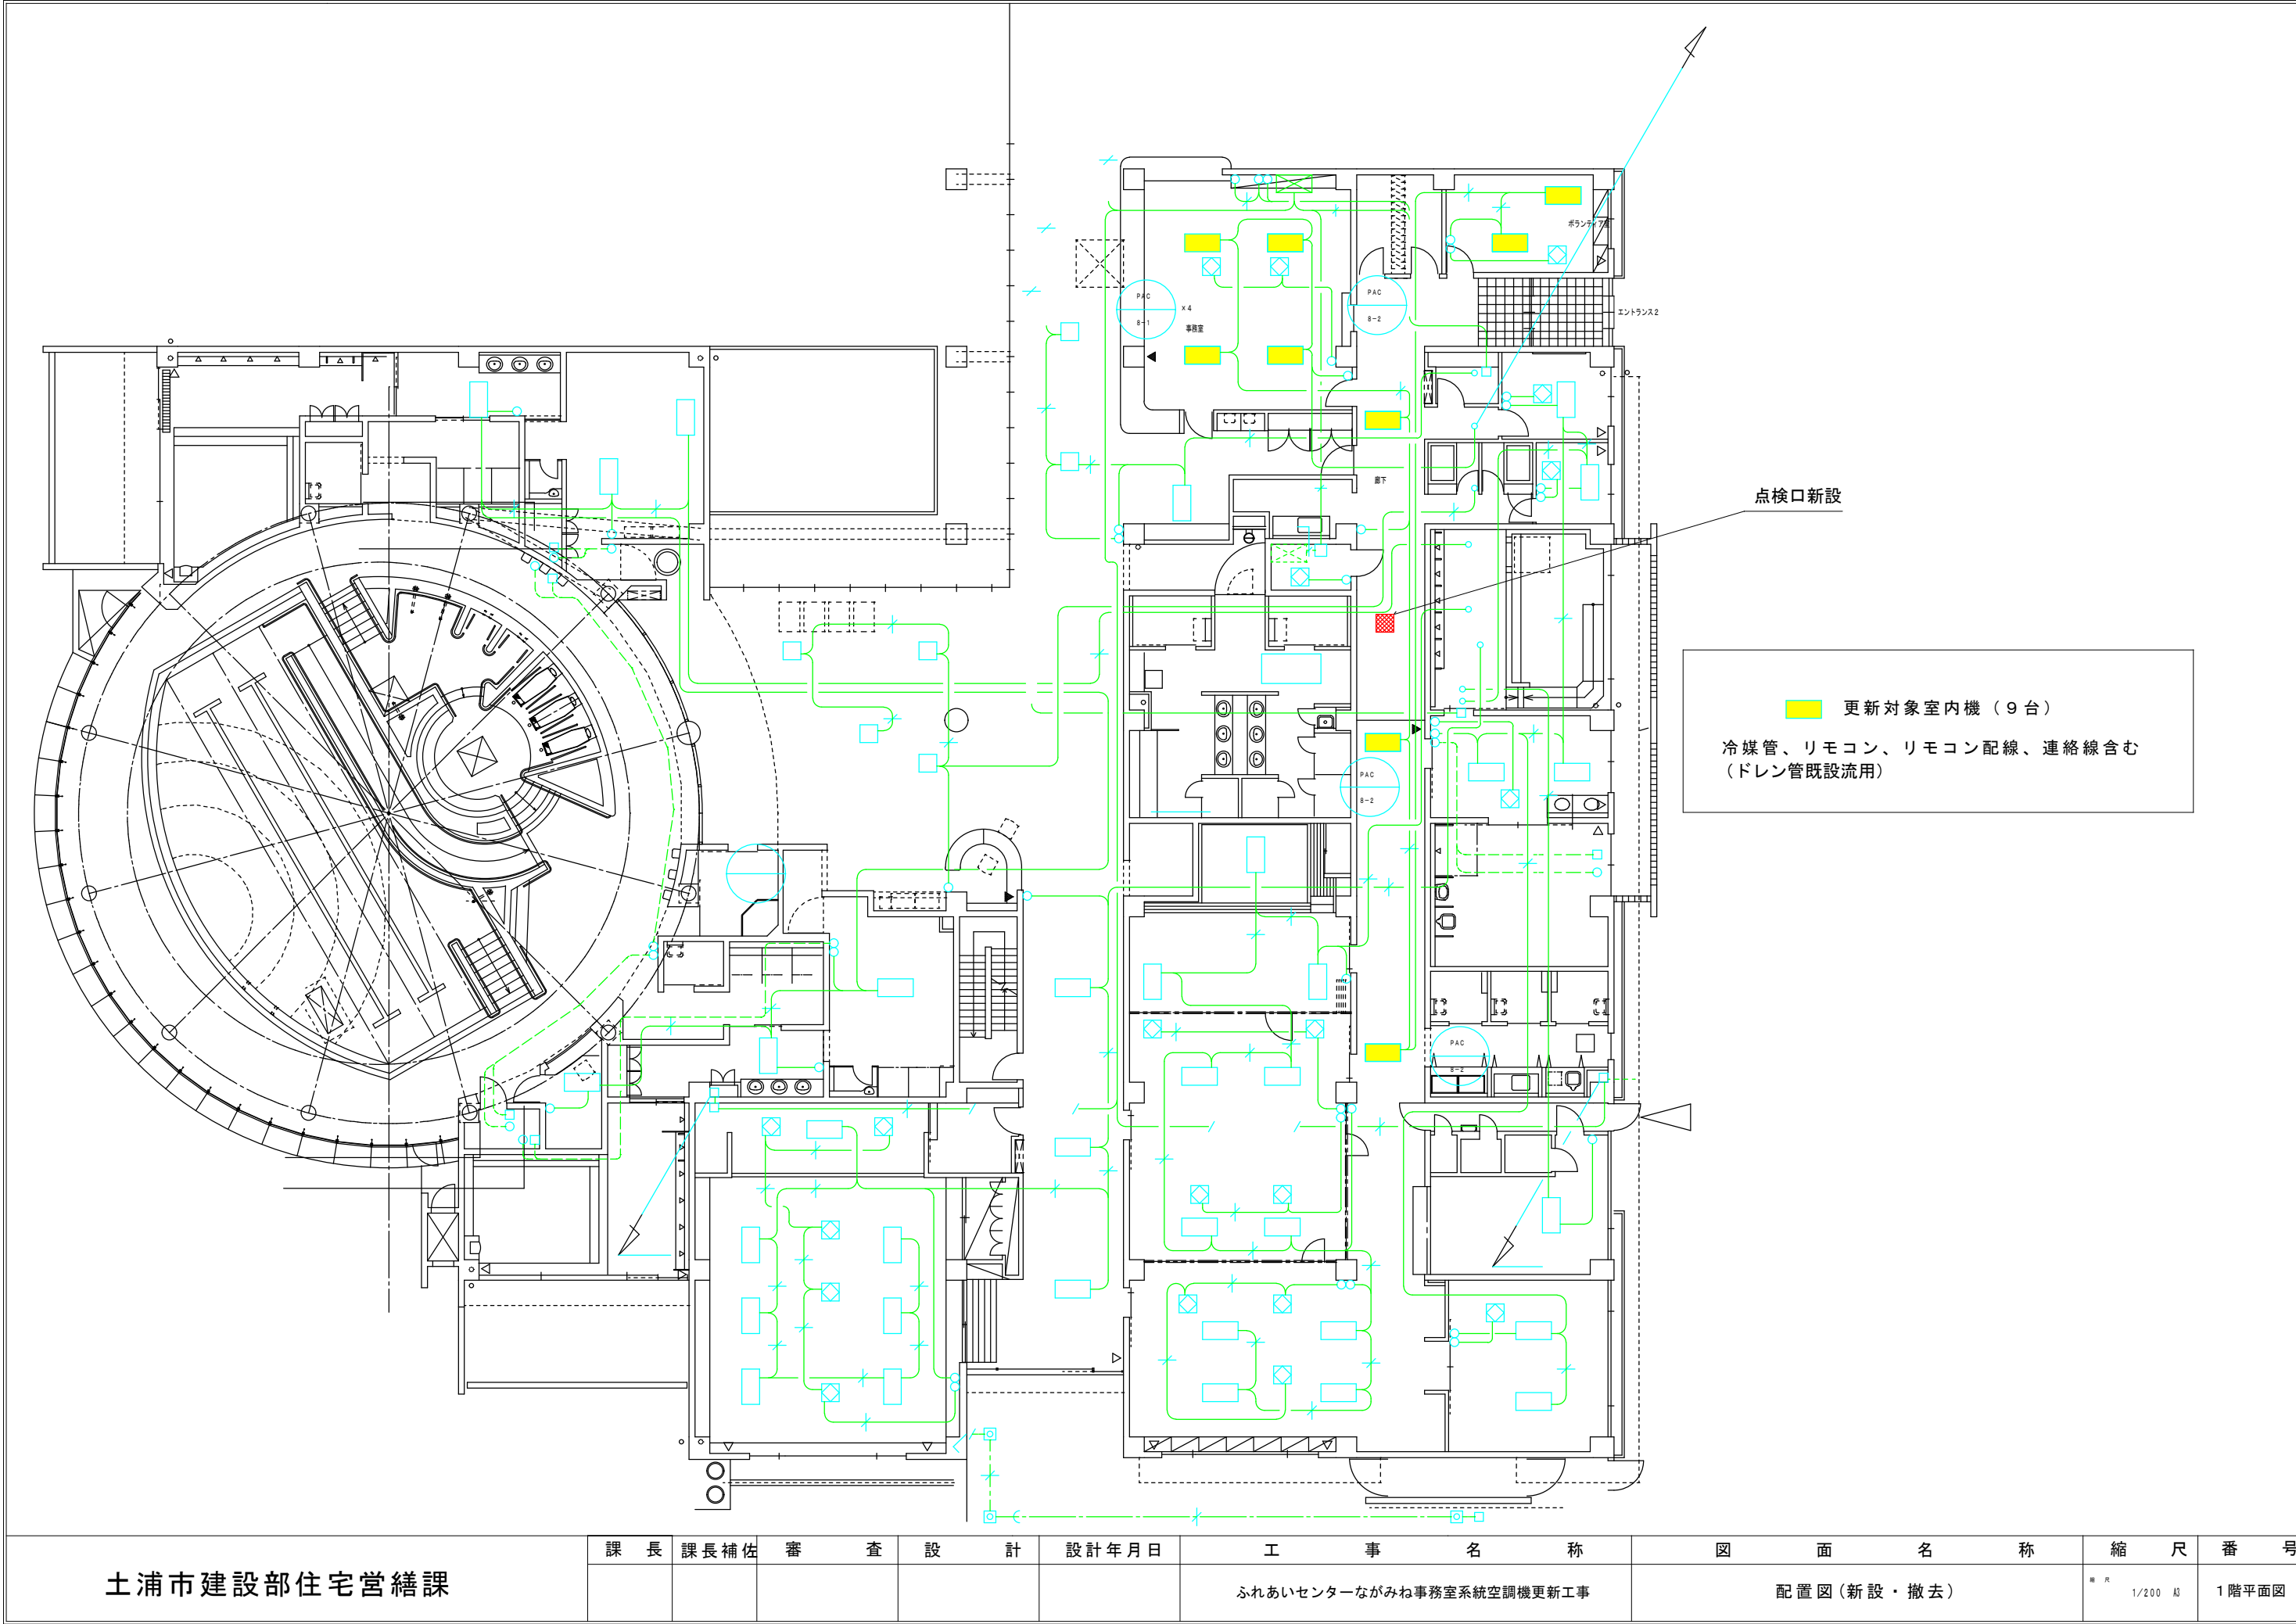

更新対象室内機（9台）
冷媒管、リモコン、リモコン配線、連絡線含む
（ドレン管既設流用）

点検口新設

土浦市建設部住宅営繕課				課長	課長補佐	審査	設計	設計年月日	工事名称	図面名称	縮尺	番号
									ふれあいセンターながみね事務室系統空調機更新工事	配置図（新設・撤去）	縮尺 1/200 図	1階平面図